


M 1:500

Ministerstvo dopravy
Odbor pozemních komunikací,
příloha k č. j. MD-35855/2024-940/11.

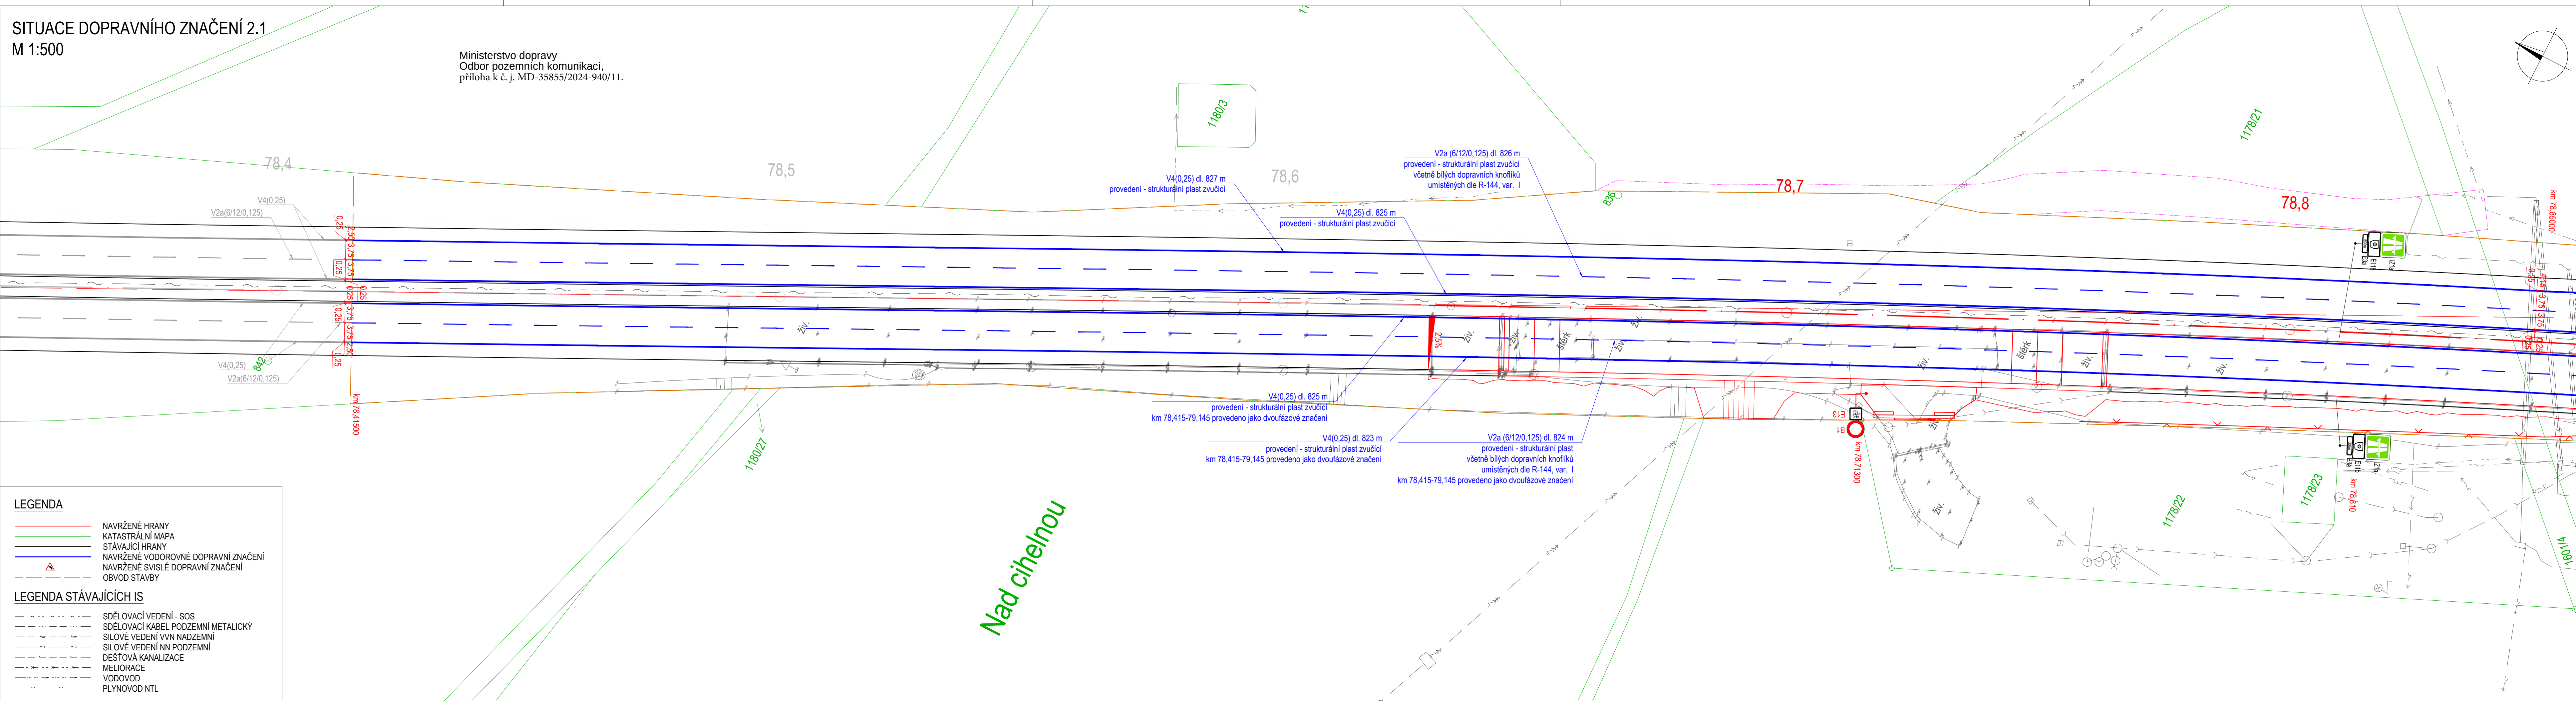

LEGENDA

- | | |
|--|-------------------------------------|
| | NAVRŽENÉ HRANY |
|  | KATASTRÁLNÍ MAPA |
|  | STÁVAJÍCÍ HRANY |
|  | NAVRŽENÉ VODOROVNÉ DOPRAVNÍ ZNAČENÍ |
| | NAVRŽENÉ SVISLÉ DOPRAVNÍ ZNAČENÍ |
| | OBVOD STAVBY |

LEGENDA STÁVAJÍCÍCH IS

- | | |
|--|------------------------------------|
|  | SDĚLOVACÍ VEDENÍ - SOS |
|  | SDĚLOVACÍ KABEL PODZEMNÍ METALICKÝ |
|  | SILOVÉ VEDENÍ VVN NADZEMNÍ |
|  | SILOVÉ VEDENÍ NN PODZEMNÍ |
|  | DEŠŤOVÁ KANALIZACE |
|  | MELIORACE |
|  | VODOVOD |
|  | PLYNOVOD NTL |

a			
b			
c			
č	text změny - odůvodnění	datum	podpis

Název stavby:	Číslo objektu
D3 0306/II Obchvat Tábora (PJP) km 78,660-79,125	SO 6-190

Objednatel stavby: Ředitelství silnic a dálnic Ředitelství silnic a dálnic s.p. Závod Praha Na Pankráci 546/56, 140 00 Praha 4	Razítko: Kontroloval: Datum: Podpis:
--	---


Zhotovitel stavby:	Razitko:
 PORR a.s. Dubečská 3238/36, 100 00 Praha 10 IČ: 430 05 560	Kontroloval: Datum: Podpis:

TDS:  PRAGOPROJEKT, a.s. K Ryšánske 1668/16, 147 54 Praha 4 IČ: 452 72 387	Razítko: Kontroloval: Datum: Podpis:
--	---

Souřadnicový systém S-JTSK, Výškový systém

Zpracovatel RDS:			PORR a.s. Dubečská 3238/36, 100 00 Praha 10 IČ: 430 05 560		
Ing. Jan SUCHÁNEK	Ing. Jan SUCHÁNEK	Ing. Petr ODSTRČIL		Číslo projektu: 2024/001	
				VP (HIP): Ing. Petr ODSTRČIL	
Navrhl:	Zodpovědný projektant:	Kontroloval:		Stupeň: RDS	
Objekt:			SO 6-190		Měřítka: 1:500
SVISLÉ A VODOROVNÉ DOPRAVNÍ ZNAČENÍ - DEFINITIVNÍ					Datum: 06/2024
Příloha:					Čís. přílohy:
SITUACE DOPRAVNÍHO ZNAČENÍ 2.1					2.1
					Souprava:

SITUACE DOPRAVNÍHO ZNAČENÍ 2.2
M 1:500

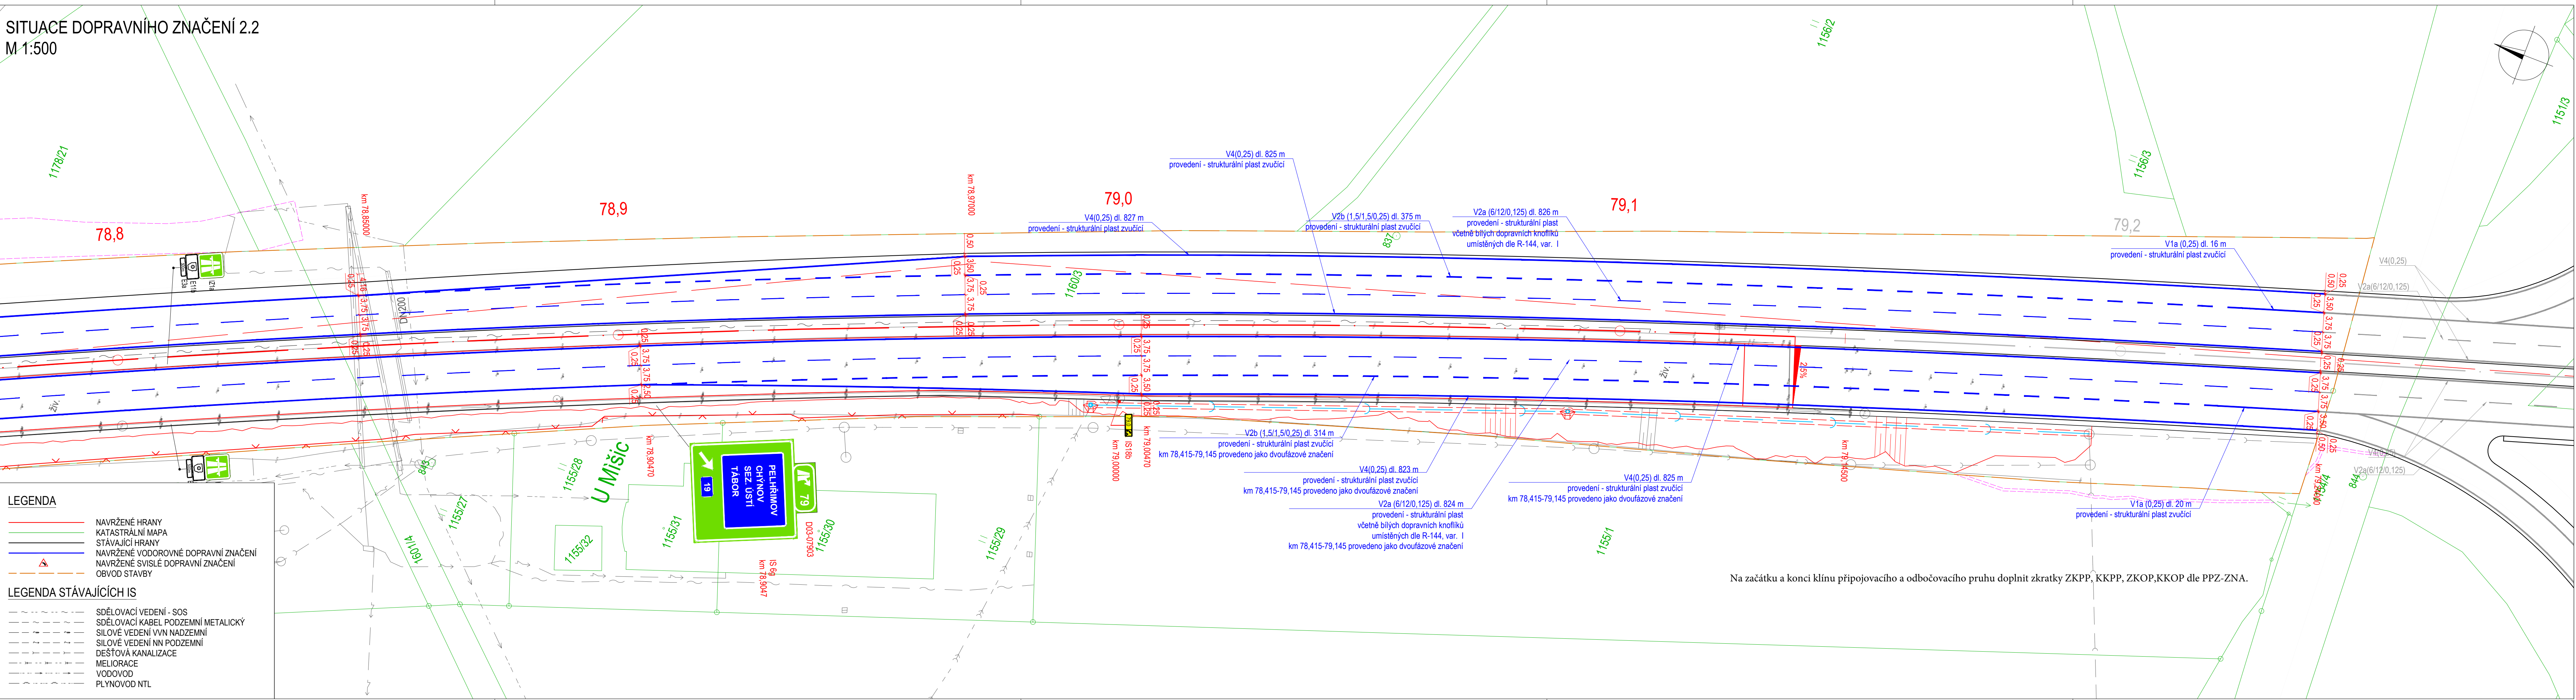

a			
b			
c			
č	text změny - odůvodnění	datum	podpis
Název stavby: D3 0306/II Obchvat Tábora (PJP) km 78,660-79,125		Číslo objektu SO 6-190	
Objednatel stavby:  Ředitelství silnic a dálnic s.p. Žávd Praha Na Pankráci 546/56, 140 00 Praha 4		Razítko: Kontroloval: Datum: Podpis:	
Zhotovitel stavby:  PORR a.s. Duběčská 3238/36, 100 00 Praha 10 IČ: 430 05 560		Razítko: Kontroloval: Datum: Podpis:	
TDS:  PRAGOPROJEKT, a.s. K Ryšance 1668/16, 147 54 Praha 4 IČ: 452 72 387		Razítko: Kontroloval: Datum: Podpis:	
Zpracovatel RDS: PORR a.s. Duběčská 3238/36, 100 00 Praha 10 IČ: 430 05 560		Souřadnicový systém S-JTSK, Výškový systém Bpv 	
Ing. Jan SUCHÁNEK	Ing. Jan SUCHÁNEK	Ing. Petr ODSTRČIL	Číslo projektu: 2024/001
Navrhl:	Zodpovědný projektant:	Kontroloval:	VP (HIP): Ing. Petr ODSTRČIL
Objekt: SO 6-190			Stupeň: RDS
SVISLÉ A VODOROVNÉ DOPRAVNÍ ZNAČENÍ - DEFINITIVNÍ			Měřítko: 1:500
Příloha:			Datum: 06/2024
SITUACE DOPRAVNÍHO ZNAČENÍ 2.2			Čís. přílohy: 2.2
			Souprava: