


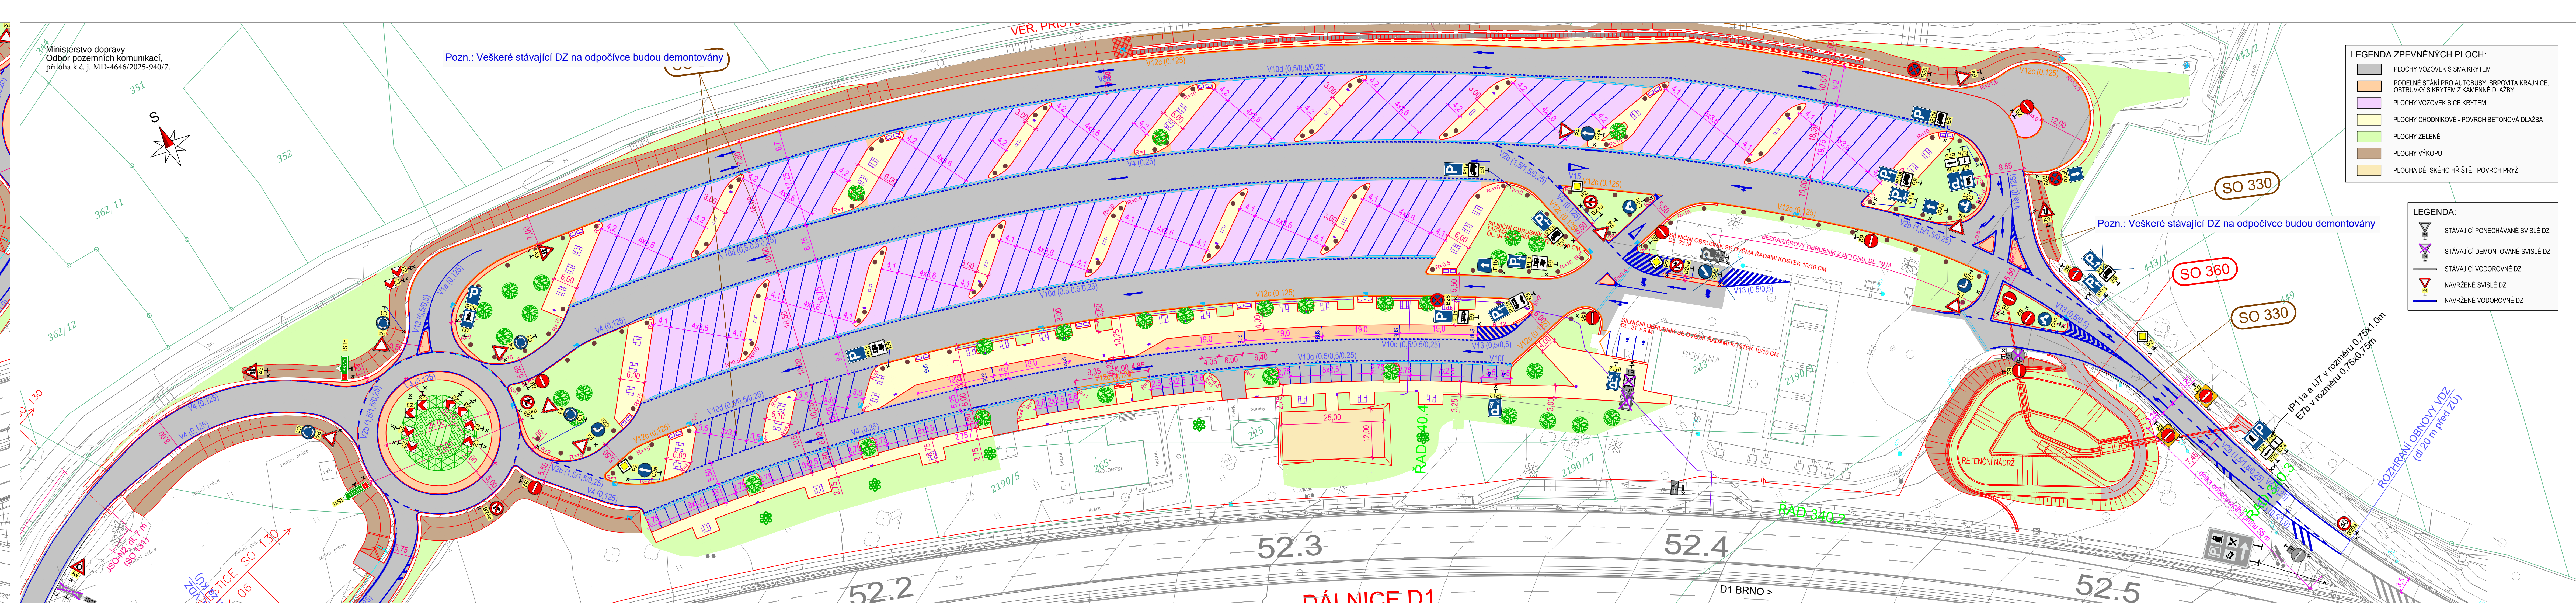

|             |                         |       |        |
|-------------|-------------------------|-------|--------|
| ČÍSLO ZMĚNY | TEXT ZMĚNY - ODŮVODNĚNÍ | DATUM | PODPIS |
| a           |                         |       |        |
| b           |                         |       |        |
| c           |                         |       |        |




|                                                                                                                                                                                       |  |                                   |
|---------------------------------------------------------------------------------------------------------------------------------------------------------------------------------------|--|-----------------------------------|
| Název stavby:<br><b>D1 ROZŠÍŘENÍ ODPOČÍVKY STŘECHOV km 52,0 - LEVÁ STRANA</b>                                                                                                         |  | Cílo objektu:<br><b>SO 190</b>    |
| Objednatel stavby:<br> <b>ŘEDITELSTVÍ SILNIC A DÁLNIC ČR</b><br>Na Pankraci 546/56, 140 00 Praha 4 |  | Razítko:<br><br>Datum:<br>Podpis: |
| Zhotovitel stavby:<br><b>METROSTAV INFRASTRUCTURE a.s.</b><br>Koželužská 2246/5, 180 00 Praha 8                                                                                       |  | Razítko:<br><br>Datum:<br>Podpis: |
|  <b>METROSTAV INFRASTRUCTURE a.s.</b><br>Koželužská 2246/5, 180 00 Praha 8                         |  | Ověř:<br>Datum:<br>Podpis:        |
| Koordínátor RDS:<br> <b>AFRY</b><br>Magiástrů 1275/13, 140 00 Praha 4                              |  | Razítko:<br><br>Datum:<br>Podpis: |

|                                                                                                                                        |                                                                                                                                                       |
|----------------------------------------------------------------------------------------------------------------------------------------|-------------------------------------------------------------------------------------------------------------------------------------------------------|
| Souřadnicový systém S-JTSK, Výškový systém Bpv                                                                                         |                                                                                                                                                       |
| Zpracovatel RDS: SPOLEČNOST "AFRY CZ", Magiástrů 1275/13, 140 00 Praha 4                                                               |                                                                                                                                                       |
| Přechodník:<br>podpis: .....                                                                                                           | Hlavní inženýr projektu:<br><b>Ing. János Trencsik</b><br>podpis:  |
|  <b>AFRY</b><br>Magiástrů 1275/13<br>140 00 Praha 4 |                                                                                                                                                       |

|                                                                                                                                                    |  |                                                                                                                                                     |                                                                                                 |                                                               |                |
|----------------------------------------------------------------------------------------------------------------------------------------------------|--|-----------------------------------------------------------------------------------------------------------------------------------------------------|-------------------------------------------------------------------------------------------------|---------------------------------------------------------------|----------------|
| Projekční zpráva:<br><b>Ing. Erik Lompart</b><br>podpis:        |  | Zodpovědný projektant:<br><b>Ing. János Trencsik</b><br>podpis:  |  <b>AFRY</b> | AFRY CZ<br>MAGIÁSTRU 1275/13<br>140 00 PRAHA 4<br>www.afry.cz | Podzhotovitel: |
| Technická korektura:<br><b>Ing. Václav Bartůnek</b><br>podpis:  |  | Čís. zakázky:<br>2022/0024                                                                                                                          |                                                                                                 |                                                               |                |
|                                                                                                                                                    |  |                                                                                                                                                     |                                                                                                 |                                                               |                |

|                                                                                     |                                   |
|-------------------------------------------------------------------------------------|-----------------------------------|
| Objednatel: <b>METROSTAV INFRASTRUCTURE a.s., Koželužská 2246/5, 180 00 Praha 8</b> | Čís. zakázky: <b>MIOS21802107</b> |
| Aloc: <b>D1 ROZŠÍŘENÍ ODPOČÍVKY</b>                                                 | Datum: <b>05/2022</b>             |
| <b>STŘECHOV, km 52,0 - LEVÁ STRANA</b>                                              | Formát: <b>8xA4</b>               |
| Objekt: <b>SO 190 DOPRAVNÍ ZNAČENÍ</b>                                              | Měřítko: <b>1:500</b>             |
| Příloha: <b>SITUACE DOPRAVNÍHO ZNAČENÍ</b>                                          | Šipnutí: <b>RDS</b>               |
|                                                                                     | Čís. přílohy: <b>2.</b>           |



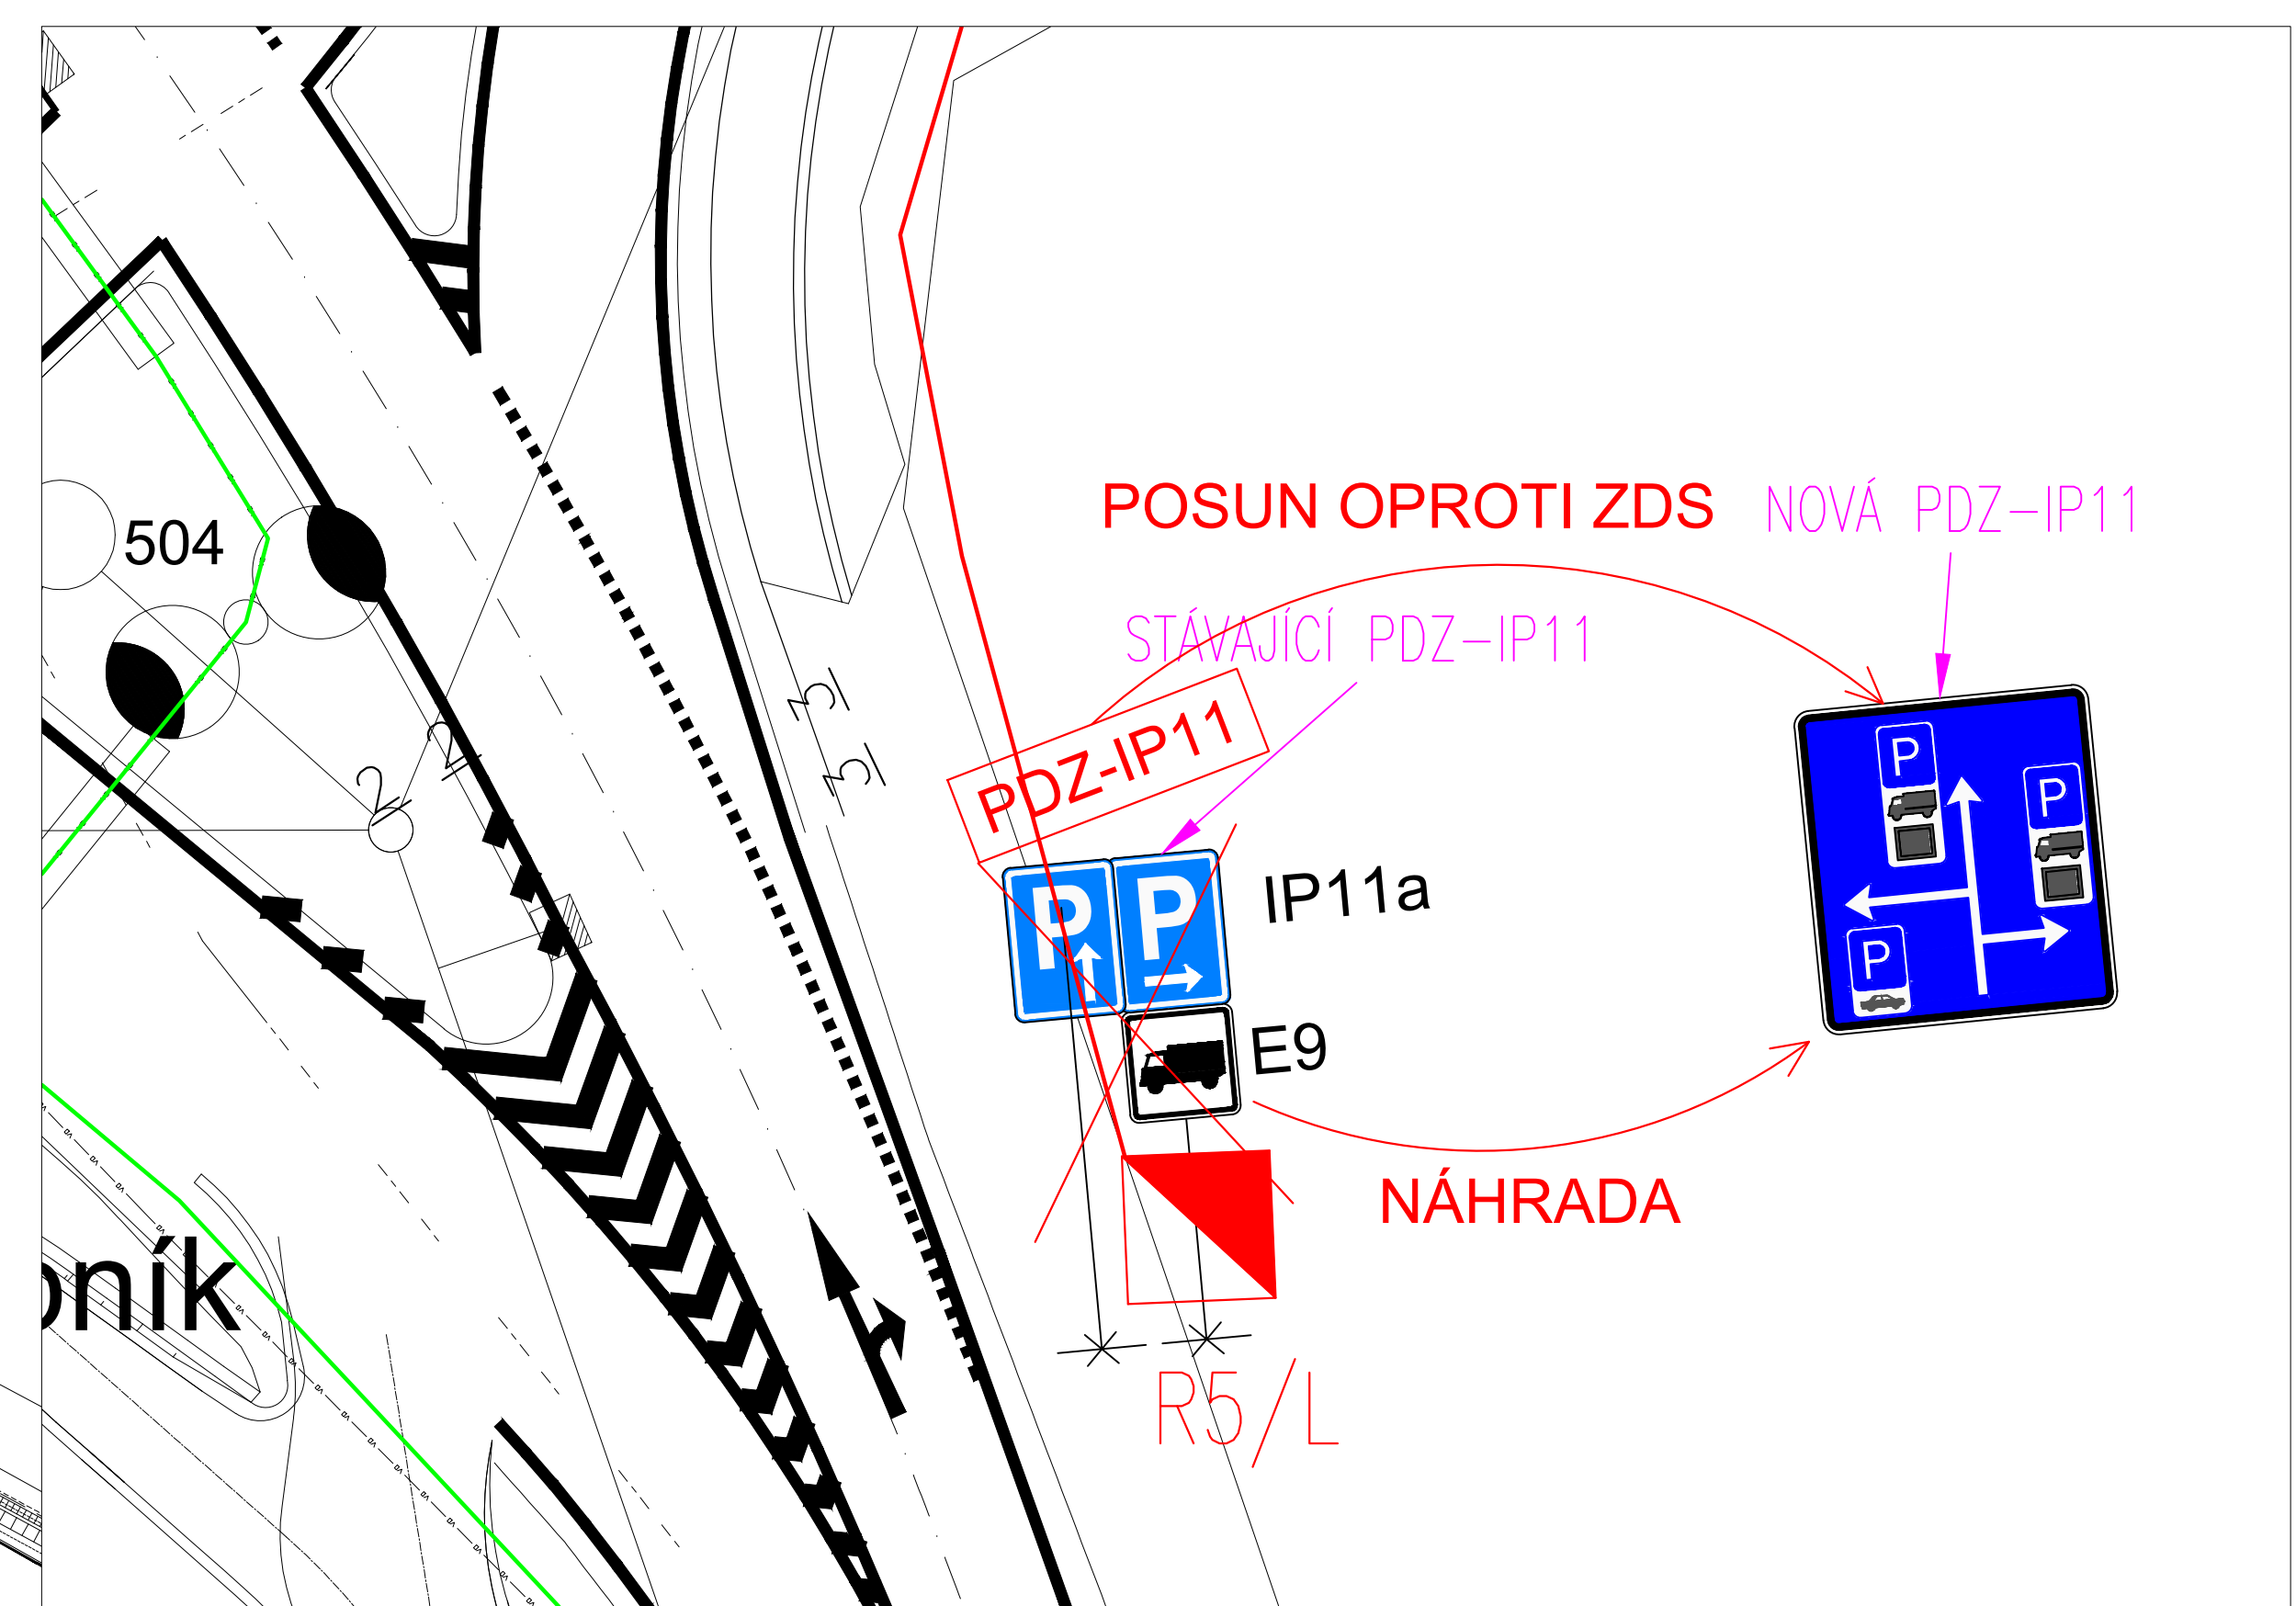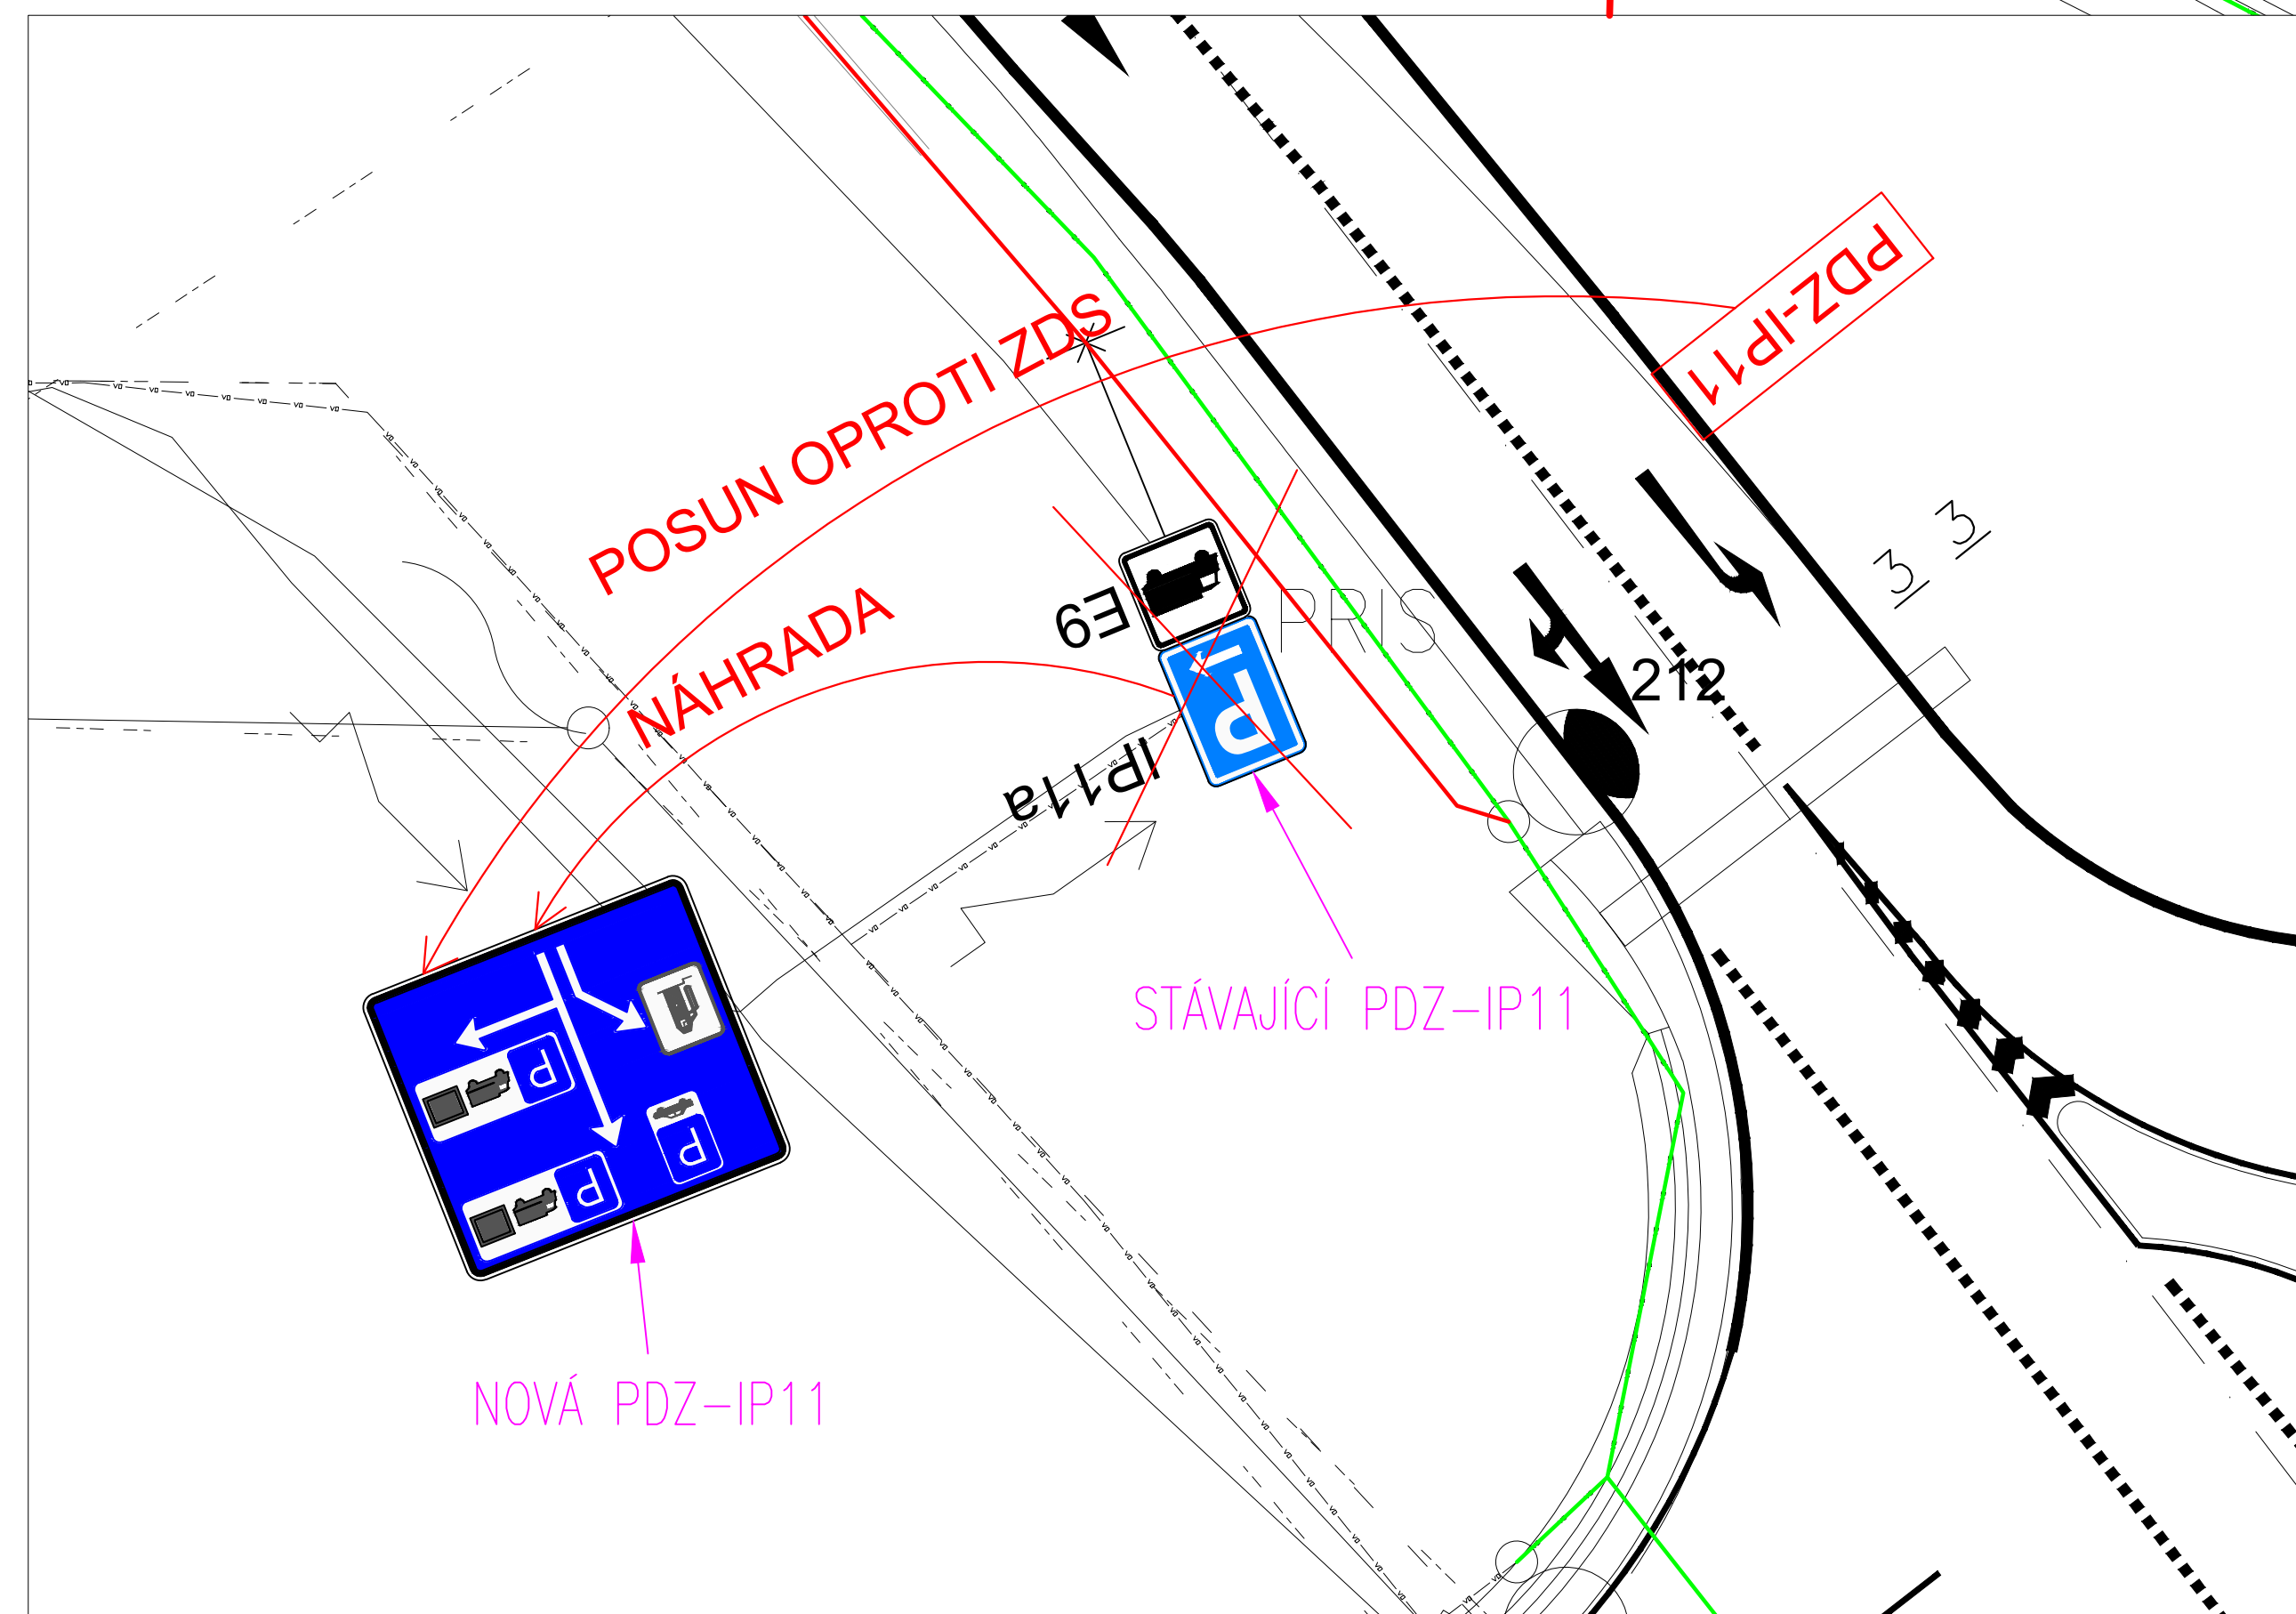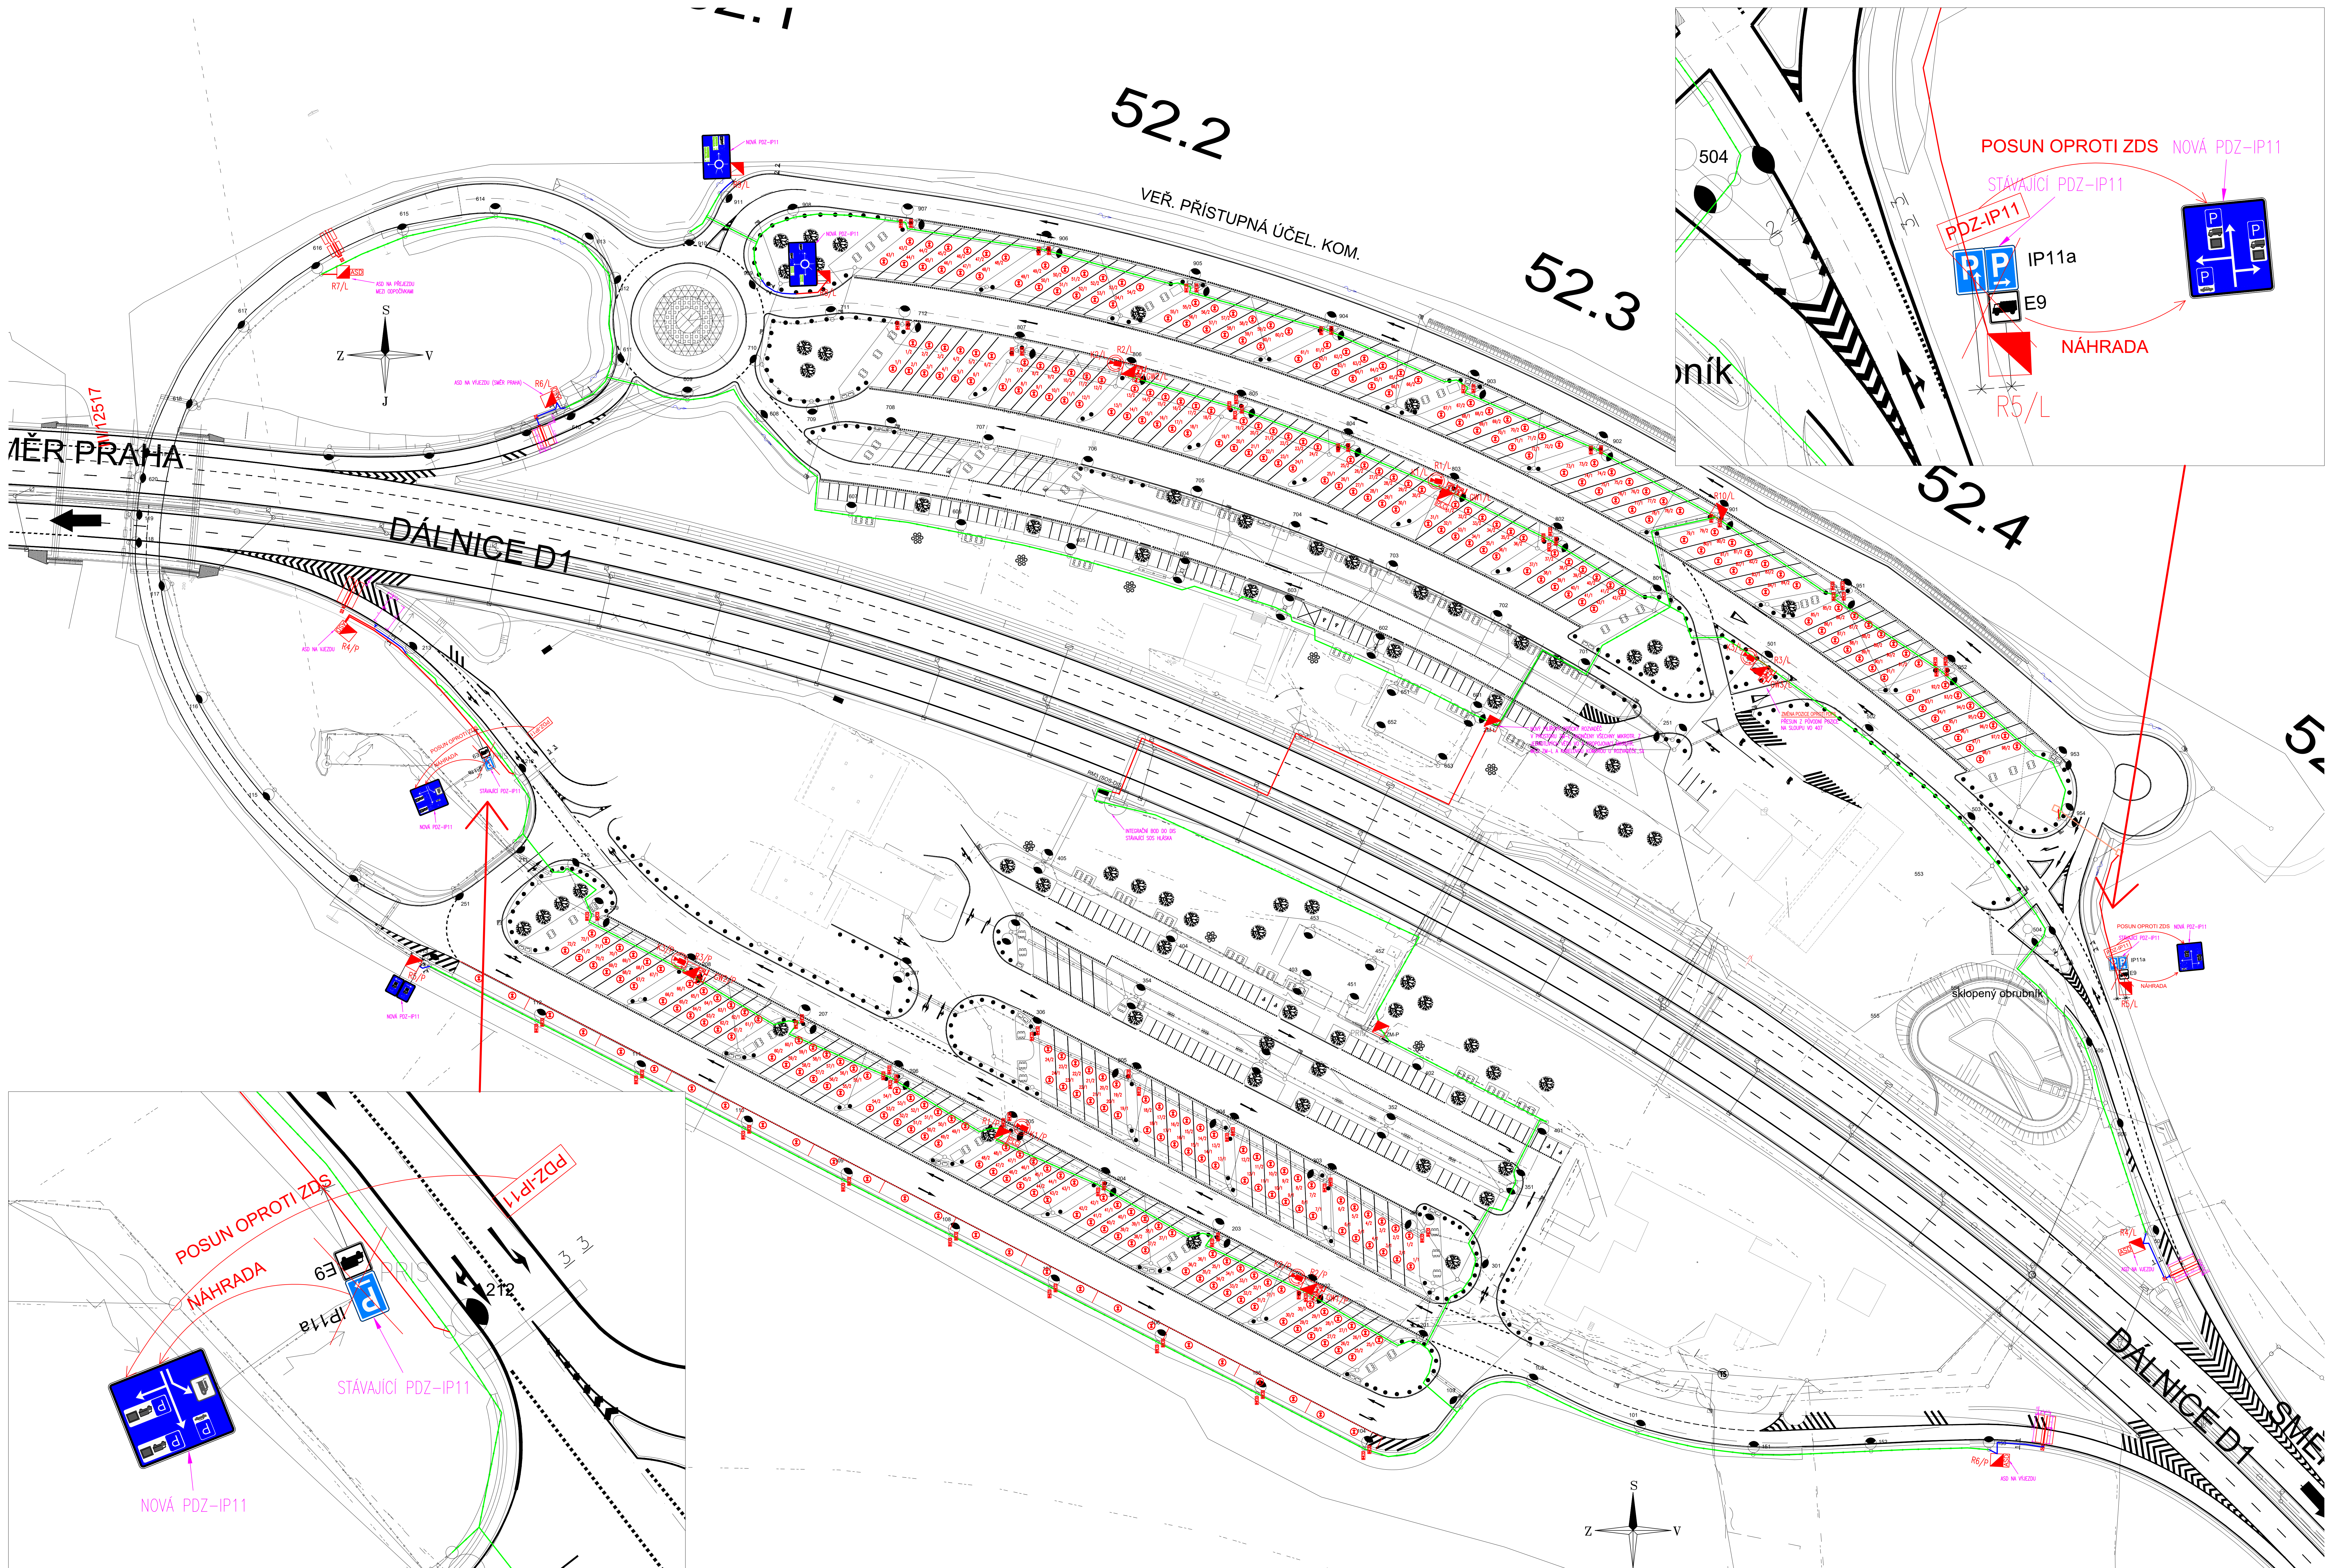

0

52.1

52.2

52.3

52.4

52.5

VEŘ. PŘÍSTUPNÁ ÚČEL. KOM.




VEŘ. PŘÍSTUPNÁ ÚČEL. KOM.

HA


DÁLNIČE D1

DÁLNIČE D1

sklopený obrubník

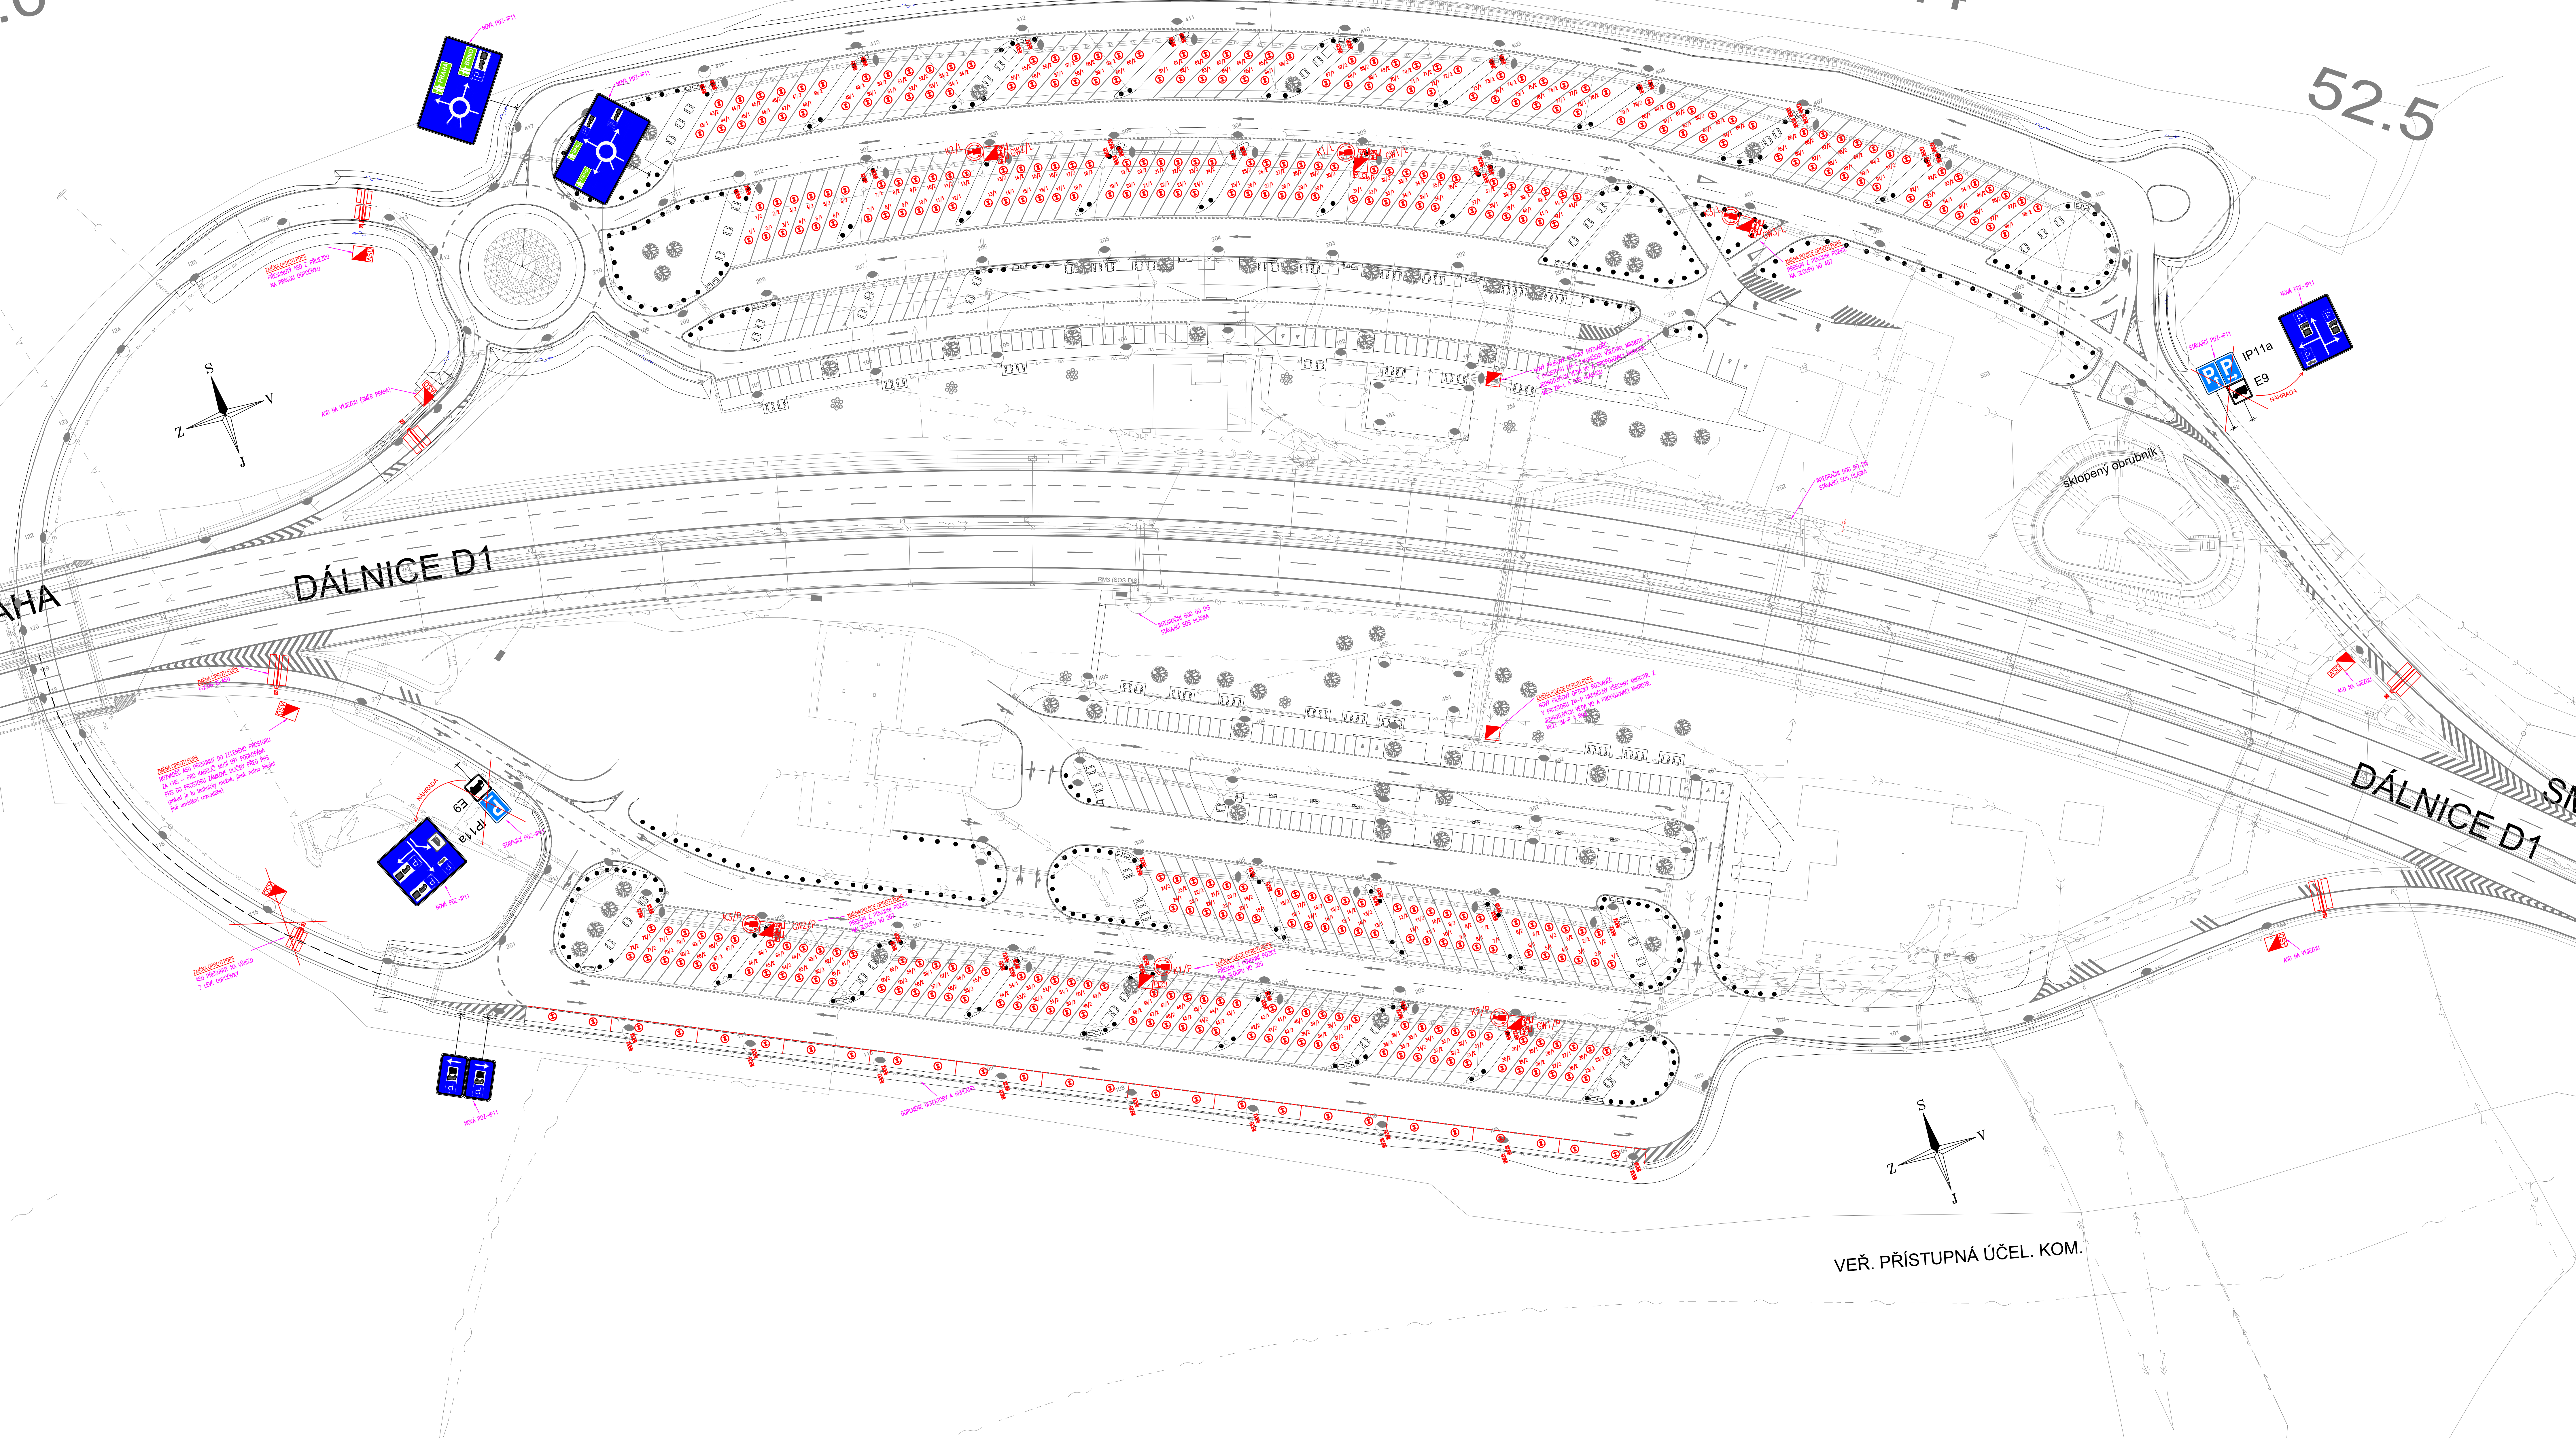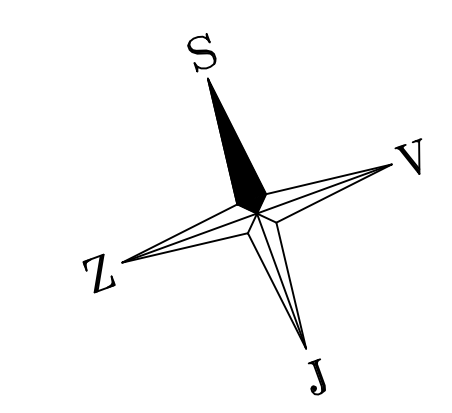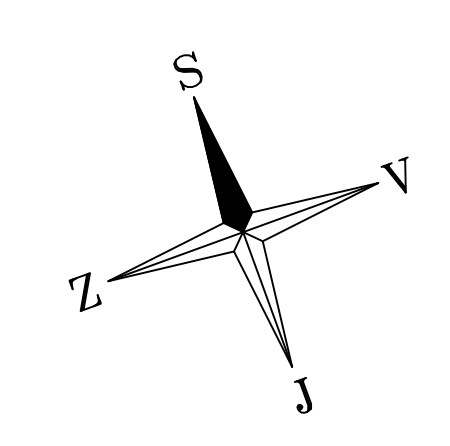

PDZ v prostoru odpočívky

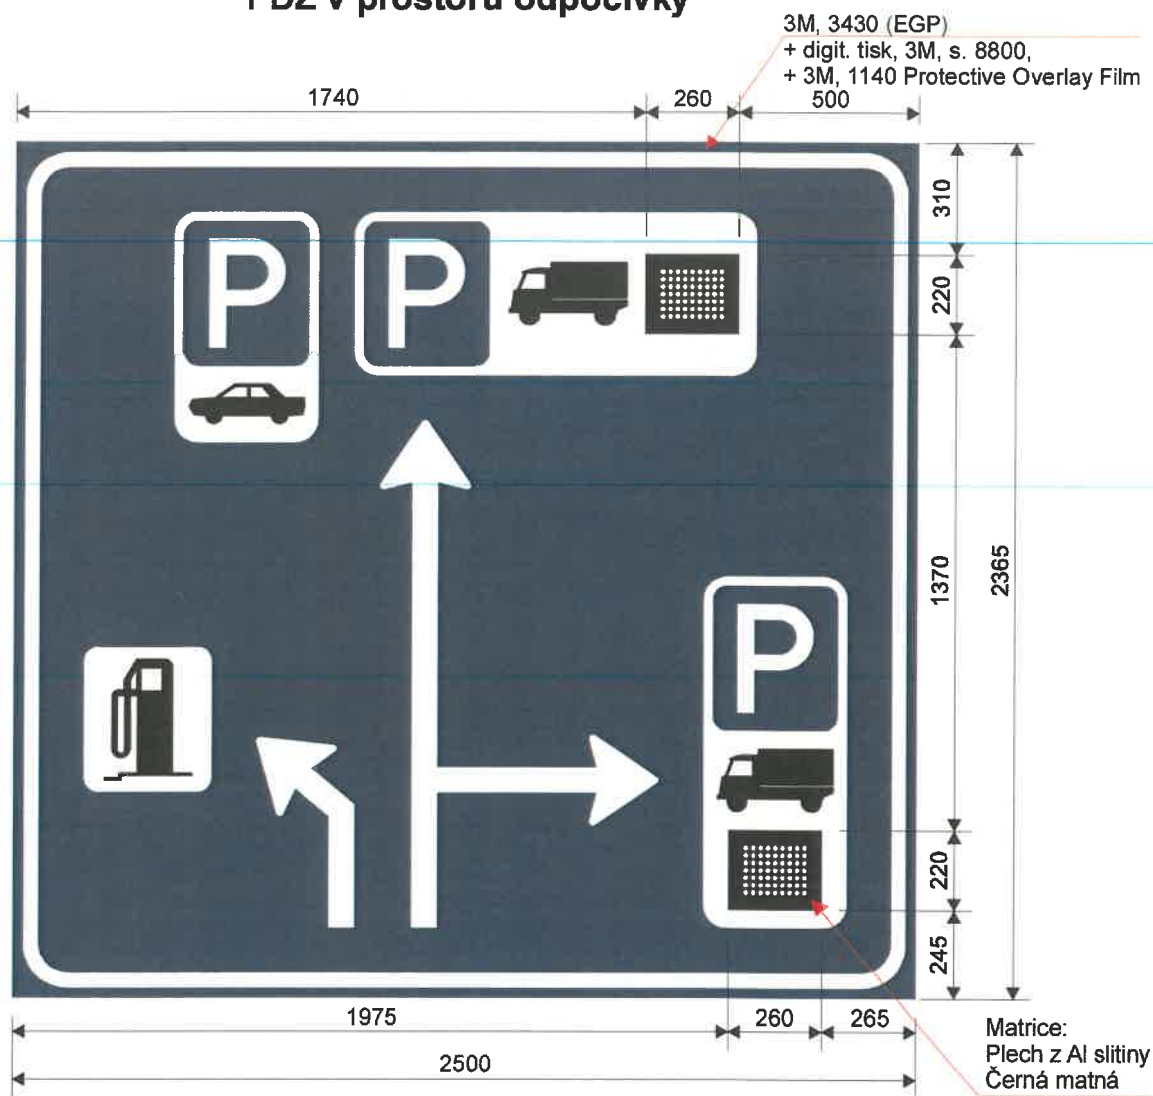

Grafika z retroreflexní fólie RA1.  
Nosná konstrukce: sloup 133 mm

Displej + Tvar číselného fontu 140 mm:



Vlastnosti podle ČSN EN 12966-1:  
Horizontální zatížení: PAF1, WL2, DSL0, PL1, TDB5  
Vizuální charakteristiky: C2, L3(\*), R3, B3  
Trvanlivost: P2 (IP55), T1, T2, T3  
Napájení: 230 V AC 50 Hz

Plná matice - výška písma 140 mm

|                               |       |
|-------------------------------|-------|
| Barva LED                     | Bílá  |
| Rozteč LED                    | 20 mm |
| Počet LED svisle (1 sloupec)  | 7 ks  |
| Počet LED vodorovně (1 řádek) | 9 ks  |
| Celkový počet LED v matici    | 63 ks |

PRACOVNÍ  
KOPIE


Vnější rozměry skříní jsou pouze orientační a mohou se měnit v závislosti na konstrukčním provedení.

© copyright 2025 Značky Praha s. r. o. Tento dokument, včetně příloh, je výhradně duševním vlastnictvím firmy ZNAČKY PRAHA s.r.o. Jakékoliv další využití (kopírování, opisování, předávání či prodej) lze provádět pouze se souhlasem vedení ZNAČKY PRAHA s.r.o.

Atyp lamely

|                       |                                 |                                                                                 |                                                                                                 |
|-----------------------|---------------------------------|---------------------------------------------------------------------------------|-------------------------------------------------------------------------------------------------|
| Zakázka:              | Konstrukce: PDZ z LED displejem | Fól. podklad: 3M, 3430 (EGP)                                                    | Symboly: digit. tisk, 3M, s. 8800                                                               |
| Kreslil:<br>K. Kalová | Kontroloval:<br>S. Linhartová   | Schváleno - datum:                                                              | Název souboru: CN/2025/25-005-pjm-D1_ odpočívka_ Střechov/PDZ-P/CN-005-25-P-001 Datum: 30/01/25 |
| ZNAČKY PRAHA          |                                 | Dálnice D1 - odpočívka Střechov<br>PDZ-P (140/20 mm) - Obsaditelnost parkoviště |                                                                                                 |
| CN-005-25-P-001       |                                 | Měřítko: 1:20                                                                   | Výtisk: 1<br>Revize: 1<br>List: 6/7                                                             |

PDZ v prostoru odpočívky

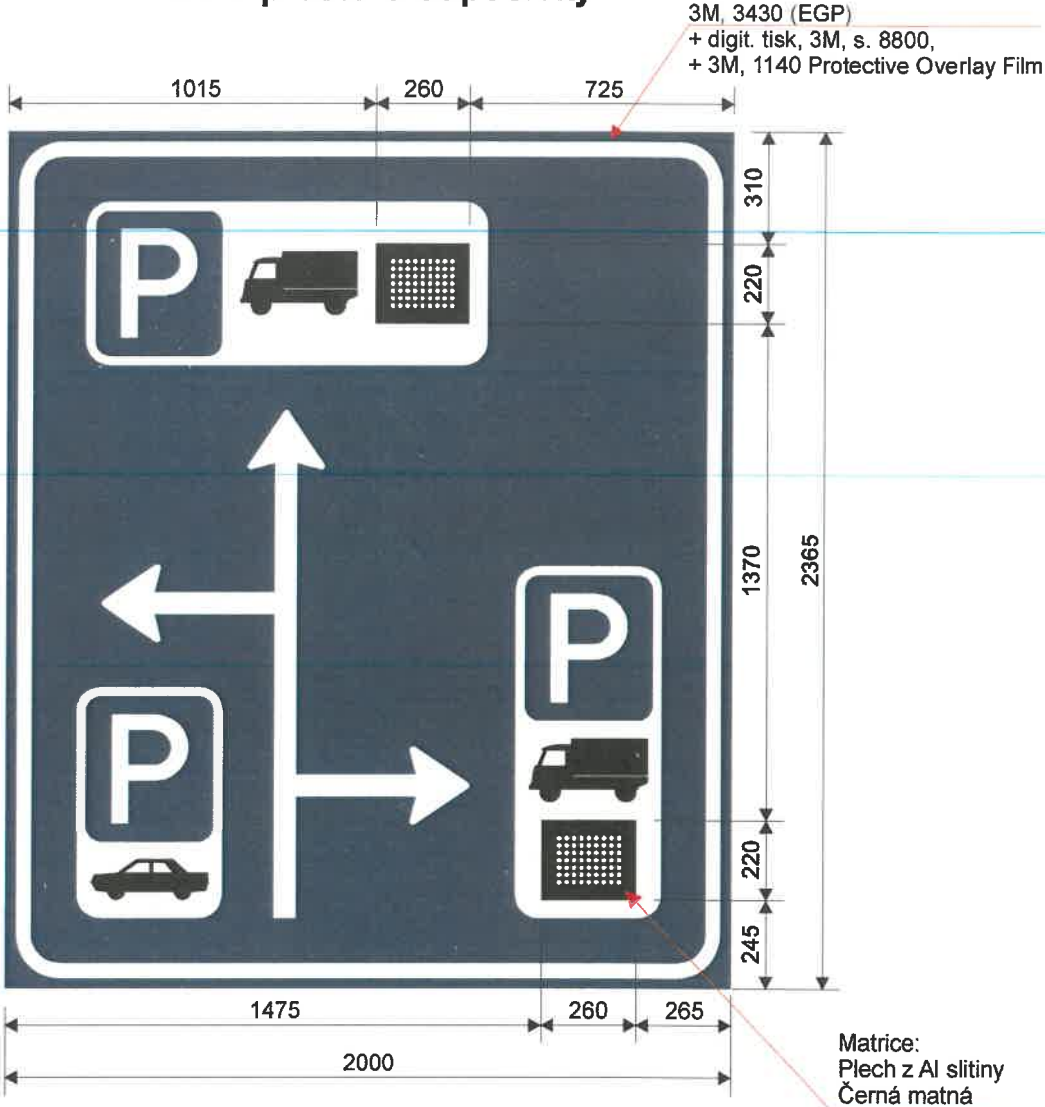

Grafika z retroreflexní fólie RA1.  
Nosná konstrukce: sloup 133 mm

Displej + Tvar číselného fontu 140 mm:



**Vlastnosti podle ČSN EN 12966-1:**  
Horizontální zatížení: PAF1, WL2, DSL0, PL1, TDB5  
Vizuální charakteristiky: C2, L3(\*), R3, B3  
Trvanlivost: P2 (IP55), T1, T2, T3  
Napájení: 230 V AC 50 Hz

Plná matice - výška písma 140 mm

|                               |       |
|-------------------------------|-------|
| Barva LED                     | Bílá  |
| Rozteč LED                    | 20 mm |
| Počet LED svisle (1 sloupec)  | 7 ks  |
| Počet LED vodorovně (1 řádek) | 9 ks  |
| Celkový počet LED v matici    | 63 ks |

PRACOVNÍ  
KOPIE

Vnější rozměry skříní jsou pouze orientační a mohou se měnit v závislosti na konstrukčním provedení.

© copyright 2025 Značky Praha s. r. o. Tento dokument, včetně příloh, je výhradně duševním vlastnictvím firmy ZNAČKY PRAHA s.r.o.  
Jakékoliv další využití (kopírování, opisování, předávání či prodej) lze provádět pouze se souhlasem vedení ZNAČKY PRAHA s.r.o.

Atyp lamely

|                                                                                                                 |                               |                                 |                                                                                 |                                                                                      |                  |                                   |              |              |
|-----------------------------------------------------------------------------------------------------------------|-------------------------------|---------------------------------|---------------------------------------------------------------------------------|--------------------------------------------------------------------------------------|------------------|-----------------------------------|--------------|--------------|
| Zakázka:                                                                                                        |                               | Konstrukce: PDZ z LED displejem |                                                                                 | Fól. podklad: 3M, 3430 (EGP)                                                         |                  | Symboly: digit. tisk, 3M, s. 8800 |              |              |
| Kreslil:<br>K. Kalová                                                                                           | Kontroloval:<br>S. Linhartová | Schváleno - datum:              |                                                                                 | Název souboru:<br>CN/2025/25-005-pjm-D1_<br>odpočívka_Střechov/PDZ-P/CN-005-25-P-001 |                  | Datum:<br>30/01/25                |              |              |
| <div>ZNAČKY<br/>PRAHA</div>  |                               |                                 | Dálnice D1 - odpočívka Střechov<br>PDZ-P (140/20 mm) - Obsaditelnost parkoviště |                                                                                      |                  |                                   |              |              |
|                                                                                                                 |                               |                                 | CN-005-25-P-001                                                                 |                                                                                      | Měřítko:<br>1:20 | Výtisk:                           | Revize:<br>1 | List:<br>5/7 |
|                                                                                                                 |                               |                                 |                                                                                 |                                                                                      |                  |                                   |              |              |