


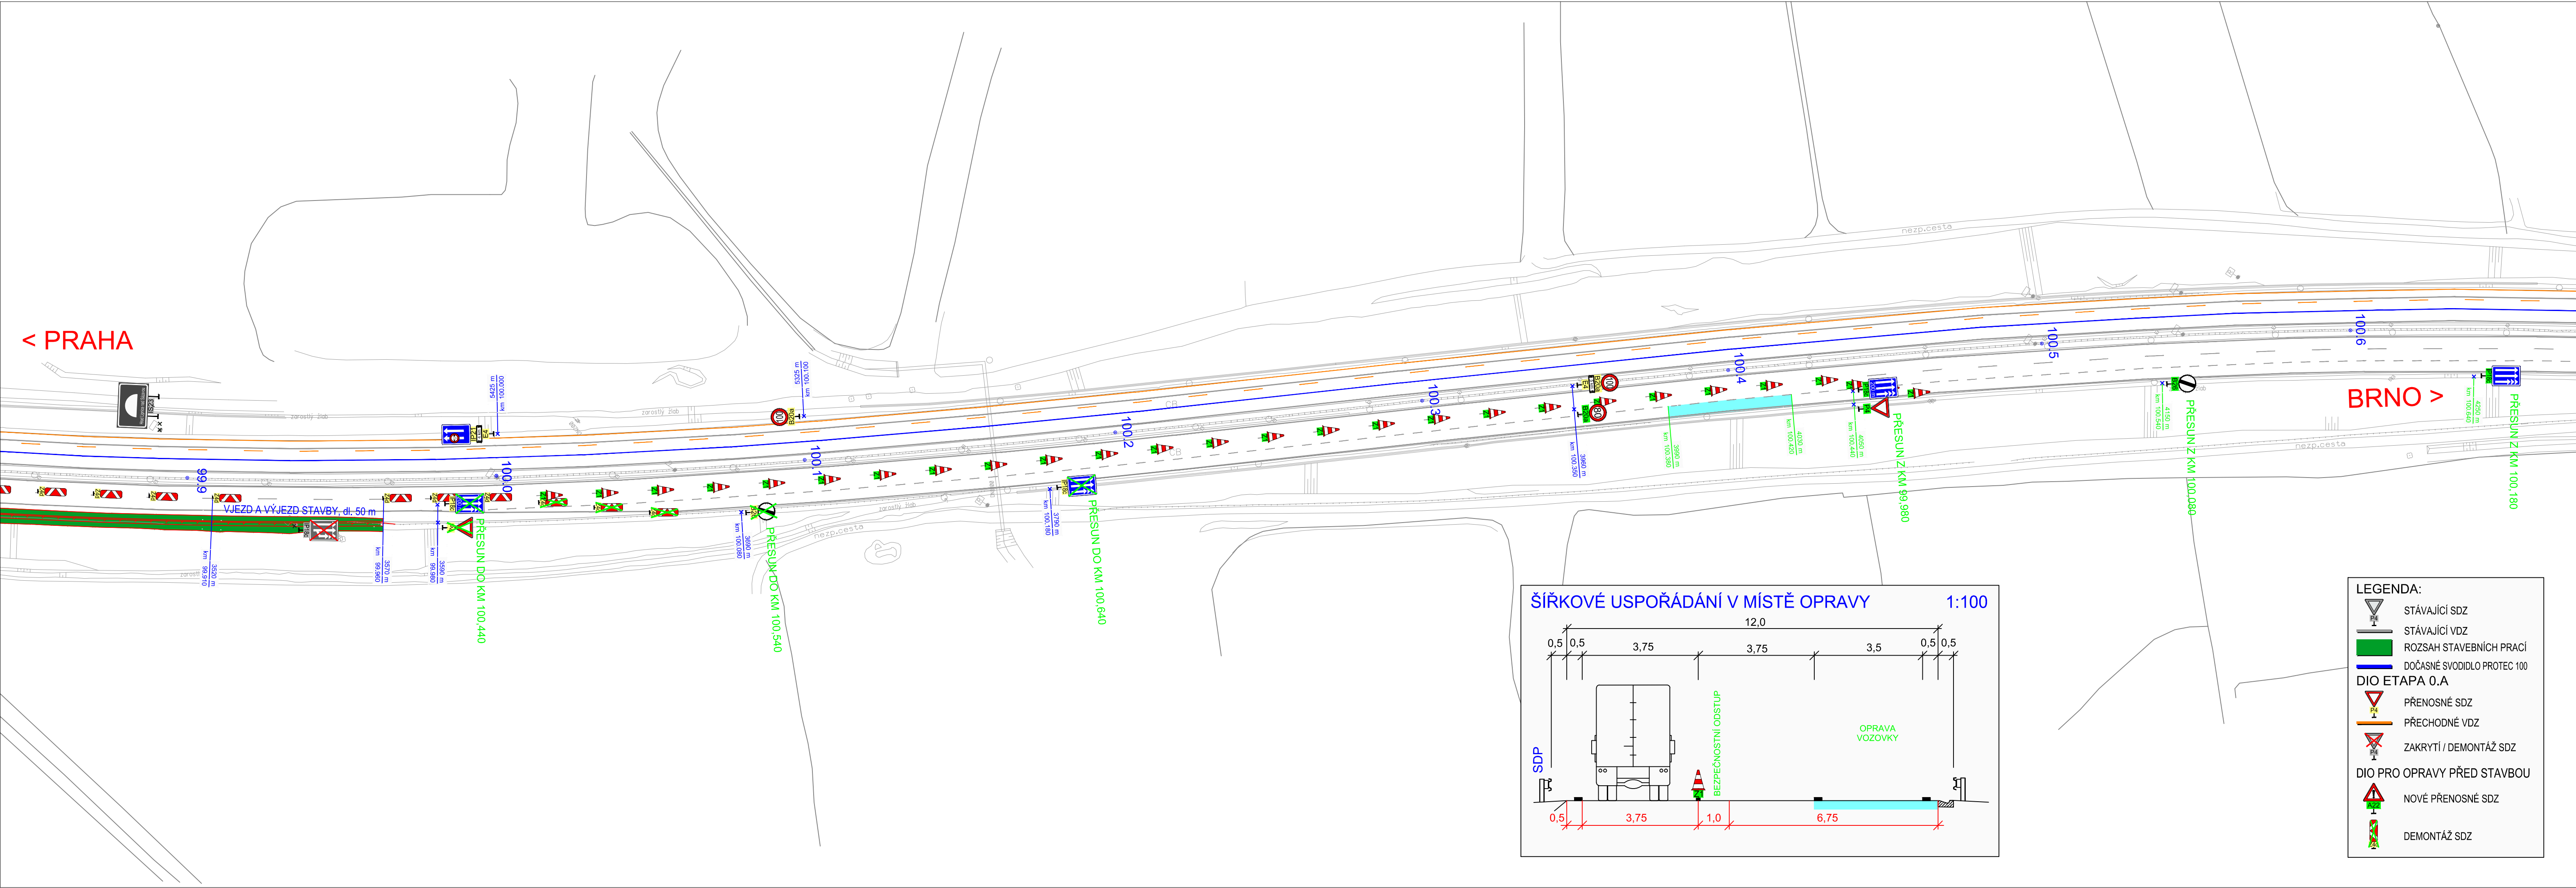

a			
b			
c			
č	text změny – odůvodnění	datum	podpis

D1 MODERNIZACE – ÚSEK 12 EXIT 90 HUMPOLEC – EXIT 104 VĚTRNÝ JENÍKOV	Číslo objektu: SO 12–172.1
--	-------------------------------

Objednatel stavby:		
 ŘEDITELSTVÍ SILNIC A DÁLNIC ČR Na Pankráci 56, 145 05 Praha 4	Razítko:	
Kontroloval: Datum:	Podpis:	

Zhotovitel stavby		
 TGS JOINT VENTURE U Práhonu 32, 170 00 Praha 7  Toto S.p.a. Costruzioni Generali Viale Abruzzo 410, Chieti CH 661 00 Italská republika  GEOSAN GROUP a.s. U Nemocnice 430, 280 02 Kolín III SP Sine Midas Stroy 9K Smagulova st., Aktobe Aktobe oblast Republika Kazachstán	Razítko zhotovitele:	
Kontroloval: Datum:	Podpis:	
Razítko výstupní kontroly RDS:		
Kontroloval: Datum:	Podpis:	

Koordinátor RDS:		
 PUDIS a.s. Nad Vodovodem 2/3258, 100 31 Praha 10 +420 274 776 645; info@pudis.cz; IČ: 452 72 891; DIČ: CZ45272891	Razítko:	
Kontroloval: Datum:	Podpis:	

Souřadnicový systém JTSK		
Výškový systém Bpv		
Zpracovatel RDS DIO:	GEFAB CS, spol. s r.o. Švédská 5, 620 00 Brno +420 545 219 433; gefab@gefab.cz; www.gefab.cz IČ: 416 02 901; DIČ: CZ41602901	

Vypracoval: Pavel ZNAMENÁČEK	Hlavní inženýr projektu: Jakub HUMPLÍK	Razítko:
Odpovědný projektant: Ing. Bronislav ŠTAMBAŠKÝ	Kontroloval: Jakub HUMPLÍK	
Číslo zakázky: 203/2017	Datum: 03/2018	

Akce: D1 MODERNIZACE – ÚSEK 12 EXIT 90 HUMPOLEC – EXIT 104 VĚTRNÝ JENÍKOV	Měřítko: 1:1000	Formát: 5xA4
Příloha: DIO – ETAPA 0, OPRAVY PŘED STAVBOU SITUACE DIO – OPRAVA PJP V KM 96,900 – 97,200	Stupeň: RDS	Souprava:
Číslo přílohy: 2.4		