


SO 190.1


Situace dopravního značení
- 1. návěst před odpočívkou, směr od Prahy
M 1:500

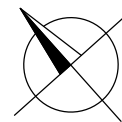

CHOMUTOV

PRAHA

PIKTOGRAM ZNEPLATNIT

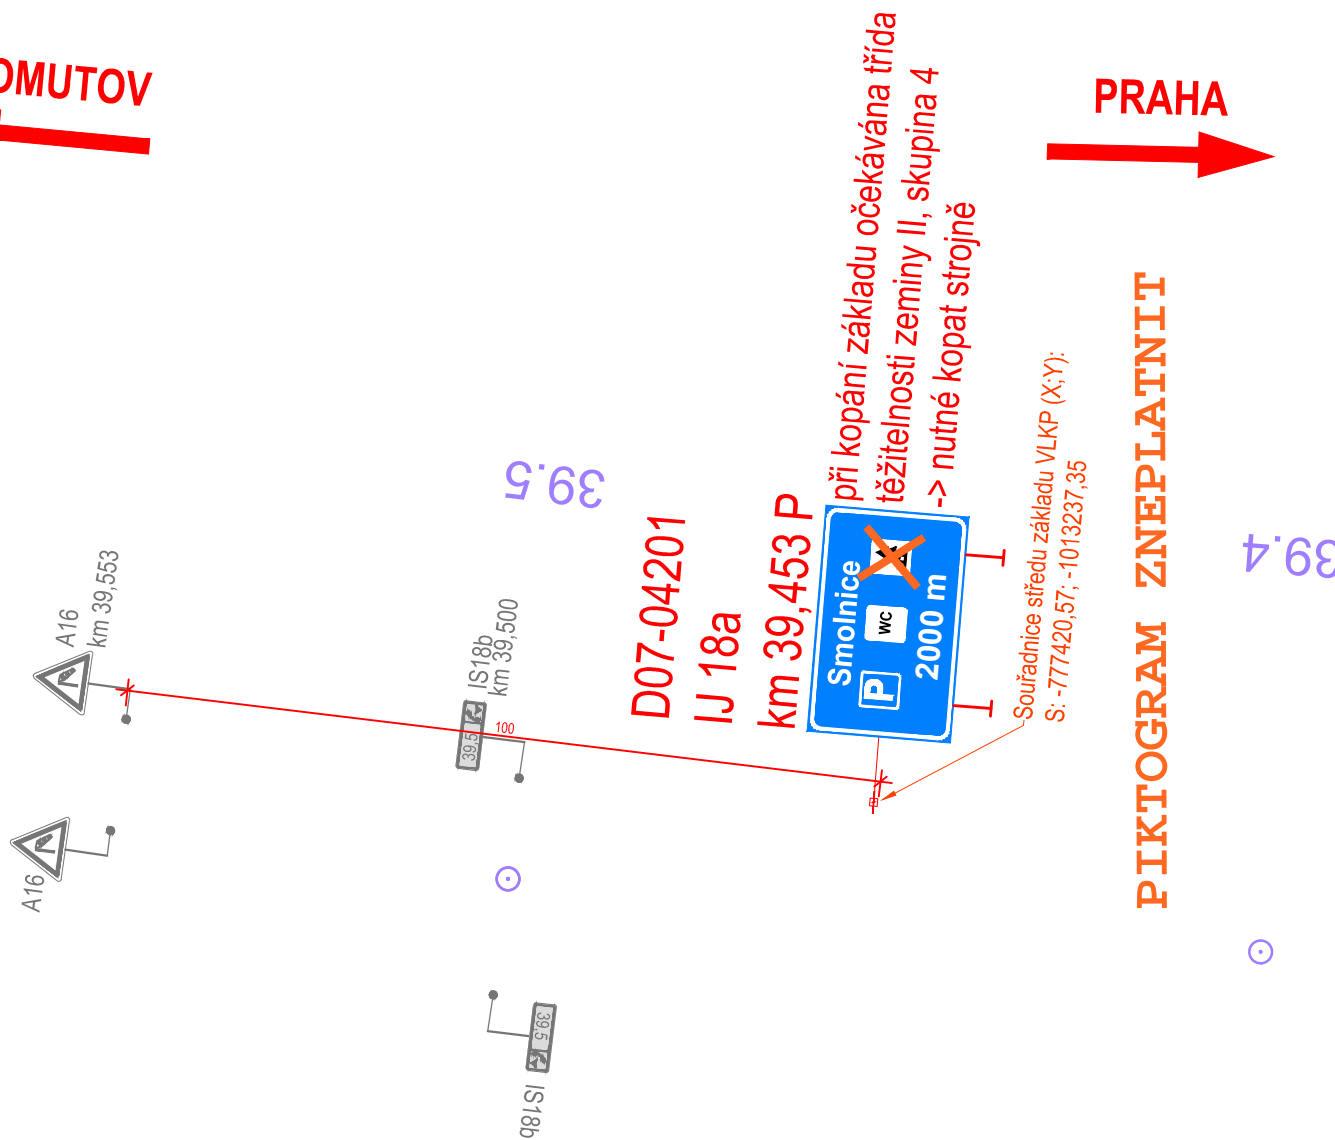

LEGENDA: Podkladová fotomapa: ©TopGis s.r.o.

	stávající hrany a zaměření polohopisu
	stavební objekty odpočívky
	související stavba "D7 Chlumčany zkapacitnění"
	ocelové svodidlo
	A16 svislé dopravní značení - stávající
	B2 svislé dopravní značení - nové
	vodorovné dopravní značení - stávající ponechané
	vodorovné dopravní značení - stávající rušené
	V4 (0,25) vodorovné dopravní značení provedeno bílou barvou
	V12c (0,125) vodorovné dopravní značení provedeno žlutou barvou

Číslo změny	Text změny - odůvodnění	Datum	Podpis
a			
b			
c			

Název stavby: D7 ODPOČÍVKA SMOLNICE KM 42 P+L	Číslo objektu: SO 190.1
---	-----------------------------------

Objednatel stavby: ŘEDITELSTVÍ SILNIC A DÁLNIC Čerčanská 2023/12, 140 00, Praha 4 - Krč Stavbu zajišťuje Správa Chomutov Kochova 3975, 430 01, Chomutov	Razítko: Kontroloval: Datum: Podpis:
--	--

Technický dozor stavby: SAFETY PRO Přerovská 434/60, 779 00, Olomouc	Razítko: Kontroloval: Datum: Podpis:
---	--

Zhotovitel stavby: VHS VODOHOSPODÁŘSKÉ STAVBY, SPOLEČNOST S RUČENÍM OMEZENÝM Křižíkova 2363, 415 01, Teplice	Razítko: Kontroloval: Datum: Podpis:
---	--

Koordinátor RDS: AFRY Magistrů 1275/13, 140 00, Praha 4	Razítko: Kontroloval: Datum: Podpis:
--	--

SOUŘADNICOVÝ S-JTSK, VÝŠKOVÝ SYSTÉM Bpv

OBJEDNATEL: ŘEDITELSTVÍ SILNIC A DÁLNIC s.p. ČERČANSKÁ 2023/12 140 00 PRAHA 4 - KRČ	ZHOTOVITEL: AFRY AFRY CZ s.r.o. MAGISTRŮ 1275/13 140 00 PRAHA 4 tel.: +420 277 005 500 www.afry.com/cs-cz
---	--

HLAVNÍ INŽENÝR PROJEKTU: ING. JAKUB VYHNÁLEK	ZODPOVĚDNÝ PROJEKTANT: ING. MARTIN PAVLŮ	PROJEKTANT: ING. MARTIN PAVLŮ	KONTROLA: ING. JIŘÍ LÁVIC
---	---	----------------------------------	------------------------------

NÁZEV PROJEKTU: D7 ODPOČÍVKA SMOLNICE KM 42 P+L

STAVEBNÍ OBJEKT: SO 190.1 SVISLÉ A VODOROVNÉ DOPRAVNÍ ZNAČENÍ

PŘÍLOHA: SITUACE DZ - 1. NÁVĚST PŘED ODPOČÍVKOU, SMĚR OD PRAHY
--

KRAJ: ÚSTECKÝ KRAJ	ČÁST: D.1.1.6	PŘÍLOHA Č.: 2.2	ČÍSLO PARE:
DATUM: 04/2026			
STUPEŇ: RDS			
MĚŘÍTKO: 1:1000			
Č. ZAKÁZKY: 533000263			

SO 190.1
 Situace dopravního značení
 - přídatné pruhy, směr do a z Prahy
 M 1:500





- LEGENDA:**
- stávající hrany a zaměření polohopisu
 - stavební objekty odpočívky
 - související stavba "D7 Chlumčany zkapacitnění"
 - ocelové svodidlo
 - A16 svislé dopravní značení - stávající
 - B2 svislé dopravní značení - nové
 - vodorovné dopravní značení - stávající ponechané
 - vodorovné dopravní značení - stávající rušené
 - V4 (0,25) vodorovné dopravní značení provedeno bílou barvou
 - V12c (0,125) vodorovné dopravní značení provedeno žlutou barvou


Číslo změny	Text změny - odůvodnění	Datum	Podpis
a			
b			
c			



Název stavby: D7 ODPOČÍVKA SMOLNICE KM 42 P+L	Číslo objektu: SO 190.1
---	-----------------------------------

Objednatel stavby:  ŘEDITELSTVÍ SILNIC A DÁLNIC ŘEDITELSTVÍ SILNIC A DÁLNIC s. p. Čerčanská 2023/12, 140 00, Praha 4 - Krč Stavbu zajišťuje Správa Chomutov Kochova 3975, 430 01, Chomutov	Razítko: Kontroloval: Datum: Podpis:
---	---

Technický dozor stavby:  SAFETY PRO SAFETY PRO S.R.O. Přerovská 434/60, 779 00, Olomouc	Razítko: Kontroloval: Datum: Podpis:
--	---

Zhotovitel stavby:  VHS VODOHOSPODÁŘSKÉ STAVBY, SPOLEČNOST S RUČENÍM OMEZENÝM Křížkova 2363, 415 01, Teplice	Razítko: Kontroloval: Datum: Podpis:
--	---

Koordinátor RDS:  AFRY AFRY CZ s.r.o. Magistrů 1275/13, 140 00, Praha 4	Razítko: Kontroloval: Datum: Podpis:
--	---


OBJEDNATEL:  ŘEDITELSTVÍ SILNIC A DÁLNIC ŘEDITELSTVÍ SILNIC A DÁLNIC s.p. ČERČANSKÁ 2023/12 140 00 PRAHA 4 - KRČ	ZHOTOVITEL:  AFRY AFRY CZ s.r.o. MAGISTRŮ 1275/13 140 00 PRAHA 4 tel.: +420 277 005 500 www.afry.com/cs-cz
--	--

HLAVNÍ INŽENÝR PROJEKTU: ING. JAKUB VYHNÁLEK	ZODPOVĚDNÝ PROJEKTANT: ING. MARTIN PAVLŮ	PROJEKTANT: ING. MARTIN PAVLŮ	KONTROLA: ING. JIŘÍ LÁVIC
---	---	----------------------------------	------------------------------

NÁZEV PROJEKTU: D7 ODPOČÍVKA SMOLNICE KM 42 P+L


STAVEBNÍ OBJEKT: SO 190.1 SVISLÉ A VODOROVNÉ DOPRAVNÍ ZNAČENÍ	PŘÍLOHA: SITUACE DZ - PŘÍDATNÉ PRUHY, SMĚR OD A DO PRAHY		
KRAJ: ÚSTECKÝ KRAJ	ČÁST: D.1.1.6	PŘÍLOHA Č.: 2.3	ČÍSLO PARE: 2.3
DATUM: 04/2026			
STUPĚŇ: RDS			
MĚŘÍTKO: 1:1000			
Č. ZAKÁZKY: 533000263			


SO 190.1
 Situace dopravního značení
 - 1. návěst před odpočívkou směr od Chomutova
 M 1:500

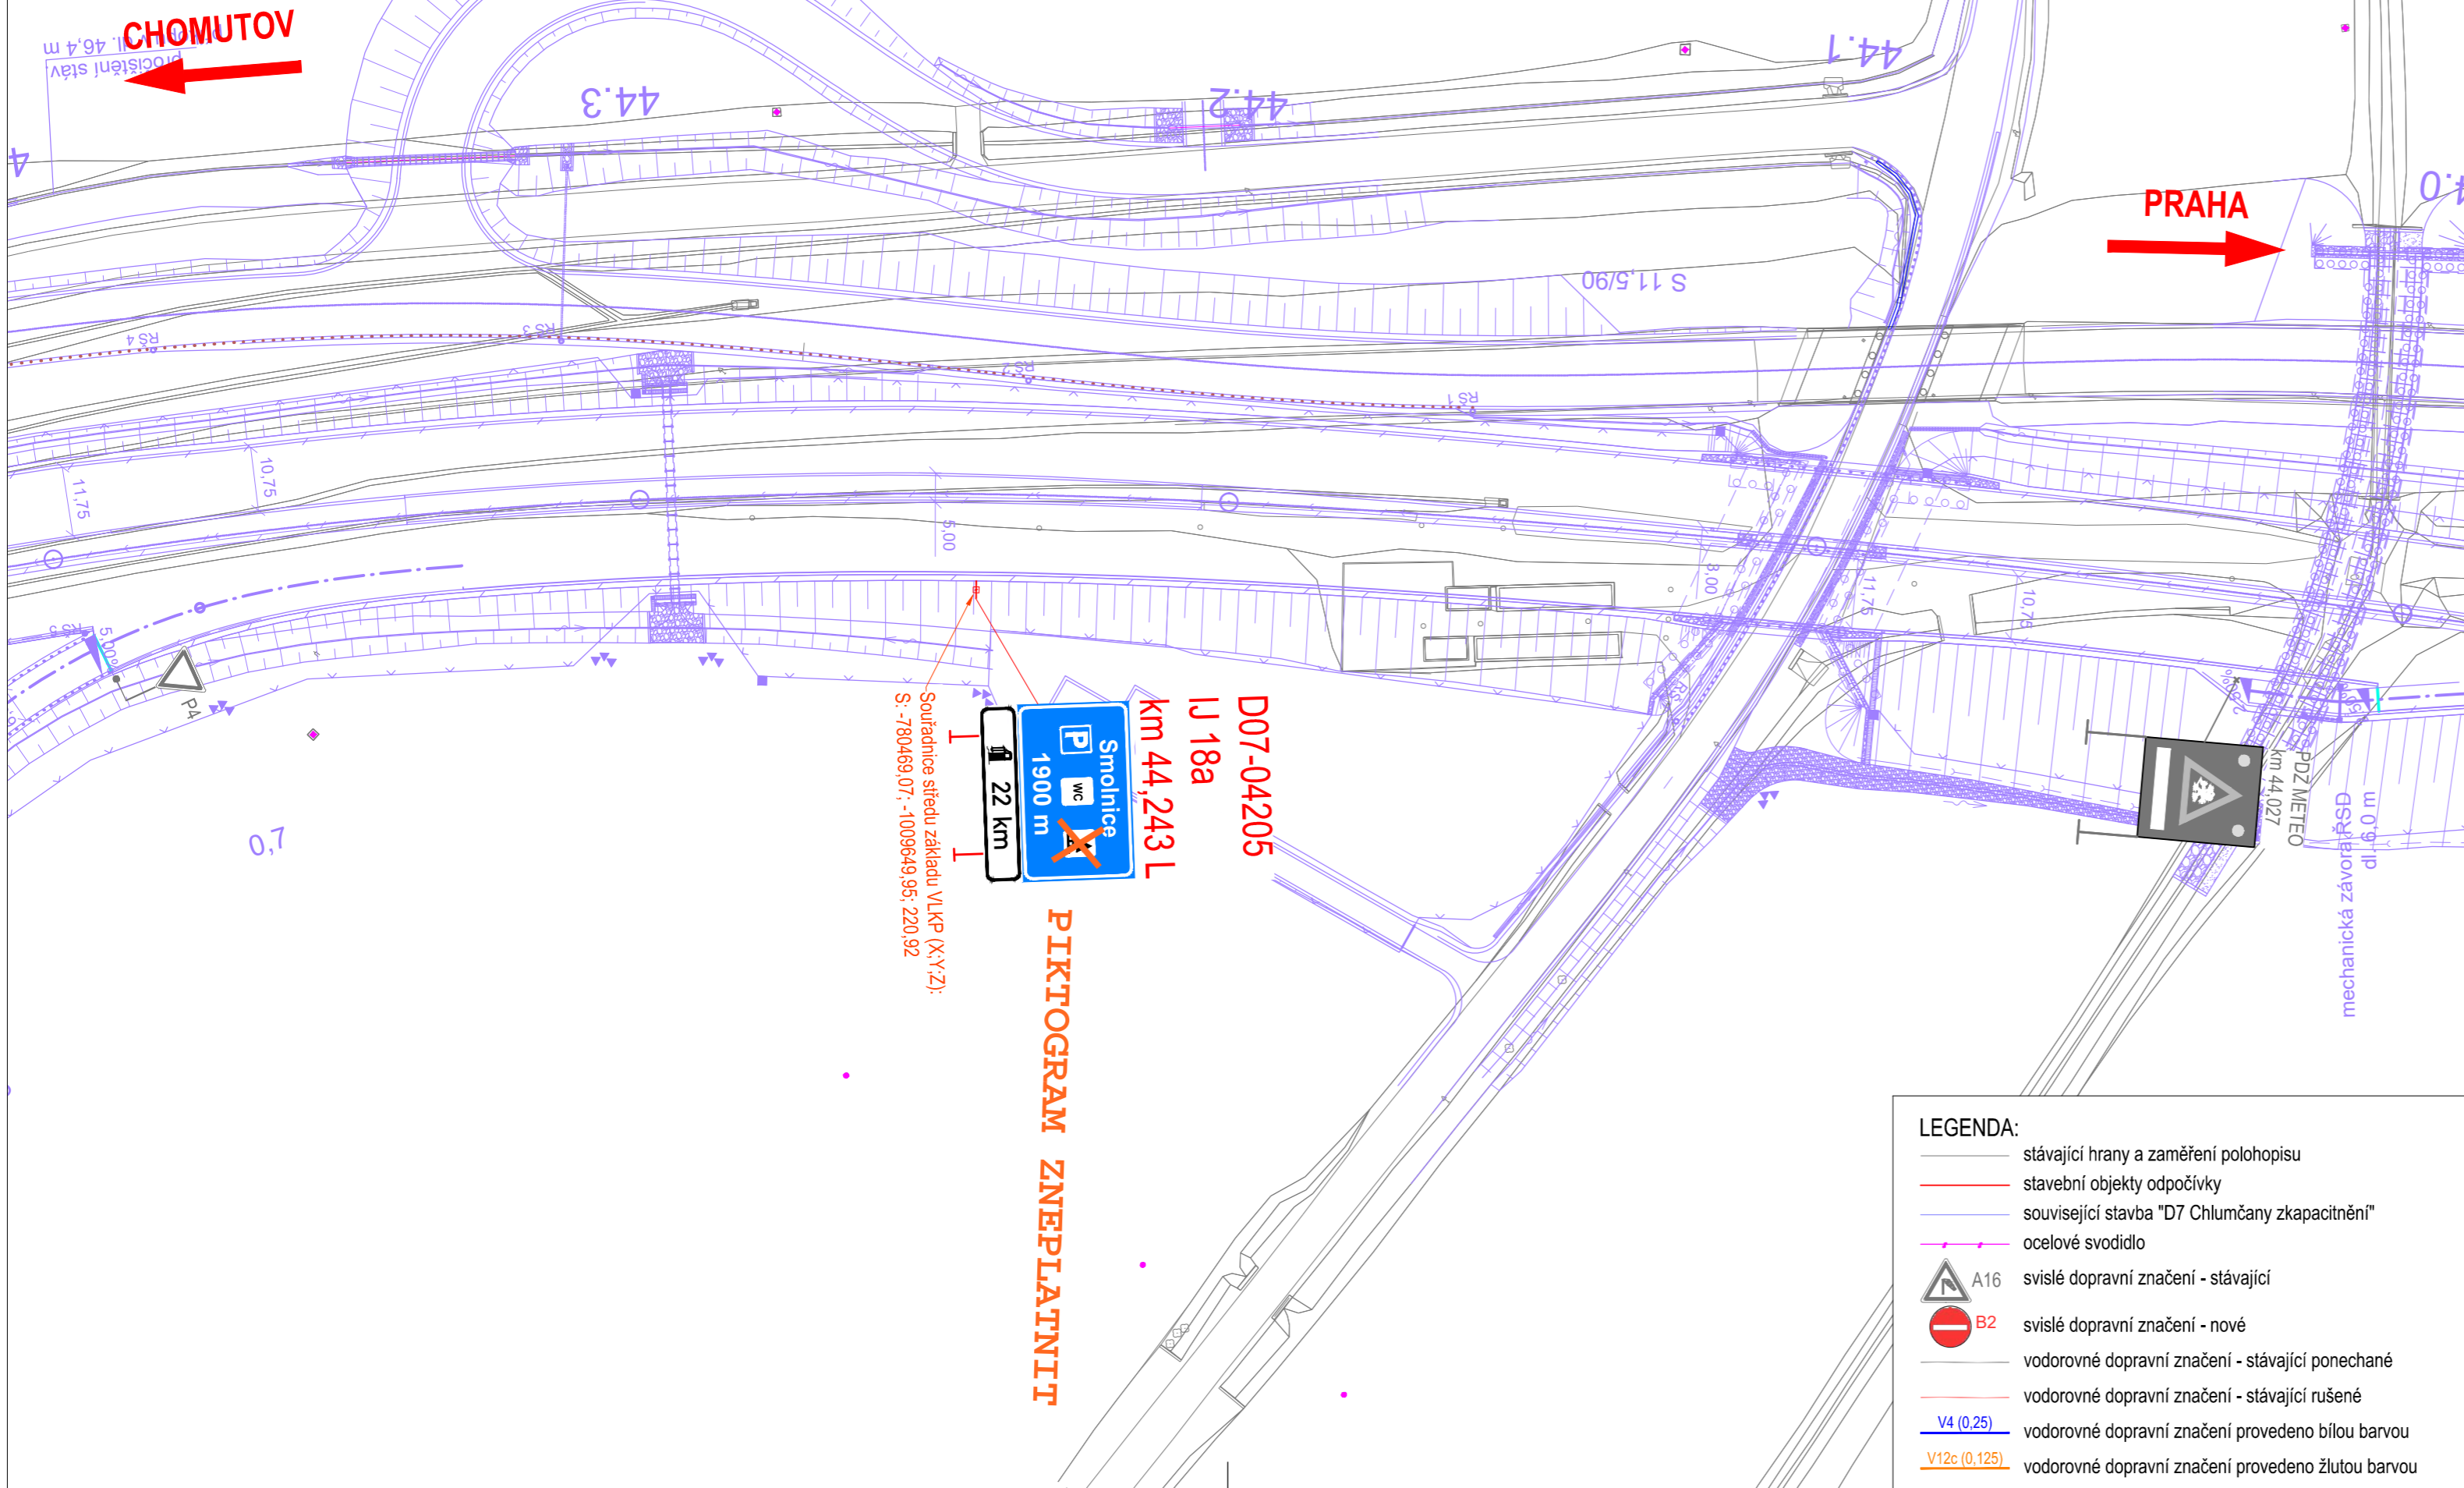



Číslo změny	Text změny - odůvodnění	Datum	Podpis
a			
b			
c			

Název stavby: D7 ODPOČÍVKA SMOLNICE KM 42 P+L	Číslo objektu: SO 190.1
---	-----------------------------------



Objednatel stavby:  ŘEDITELSTVÍ SILNIC A DÁLNIC ŘEDITELSTVÍ SILNIC A DÁLNIC s. p. Čerčanská 2023/12, 140 00, Praha 4 - Krč Stavbu zajišťuje Správa Chomutov Kochova 3975, 430 01, Chomutov	Razítko: Kontroloval: Datum: Podpis:
---	--

Technický dozor stavby:  SAFETY PRO SAFETY PRO S.R.O. Přerovská 434/60, 779 00, Olomouc	Razítko: Kontroloval: Datum: Podpis:
--	--

Zhotovitel stavby:  VHS VODOHOSPODÁŘSKÉ STAVBY, SPOLEČNOST S RUČENÍM OMEZENÝM Křížíkova 2363, 415 01, Teplice	Razítko: Kontroloval: Datum: Podpis:
---	--

Koordinátor RDS:  AFRY AFRY CZ s.r.o. Magistrů 1275/13, 140 00, Praha 4	Razítko: Kontroloval: Datum: Podpis:
--	--

SOUŘADNICOVÝ S-JTSK, VÝŠKOVÝ SYSTÉM BpV

OBJEDNATEL:  ŘEDITELSTVÍ SILNIC A DÁLNIC ŘEDITELSTVÍ SILNIC A DÁLNIC s.p. ČERČANSKÁ 2023/12 140 00 PRAHA 4 - KRČ	ZHOTOVITEL:  AFRY AFRY CZ s.r.o. MAGISTRŮ 1275/13 140 00 PRAHA 4 tel.: +420 277 005 500 www.afry.com/cs-cz
--	--


HLAVNÍ INŽENÝR PROJEKTU: ING. JAKUB VYHNÁLEK	ZODPOVĚDNÝ PROJEKTANT: ING. MARTIN PAVLŮ	PROJEKTANT: ING. MARTIN PAVLŮ	KONTROLA: ING. JIŘÍ LÁVIC
---	---	----------------------------------	------------------------------

NÁZEV PROJEKTU: D7 ODPOČÍVKA SMOLNICE KM 42 P+L

STAVEBNÍ OBJEKT: SO 190.1 SVISLÉ A VODOROVNÉ DOPRAVNÍ ZNAČENÍ
PŘÍLOHA: SITUACE DZ - 1. NÁVĚST PŘED ODPOČÍVKOU, SMĚR OD CHOMUTOVA

KRAJ: ÚSTECKÝ KRAJ	ČÁST: D.1.1.6	PŘÍLOHA Č.: 2.4	ČÍSLO PARE:
DATUM: 04/2026			
STUPEŇ: RDS			
MĚŘÍTKO: 1:1000			
Č. ZAKÁZKY: 533000263			

SO 190.1
 Situace dopravního značení
 - přídatné pruhy, směr do a z Chomutova
 M 1:500

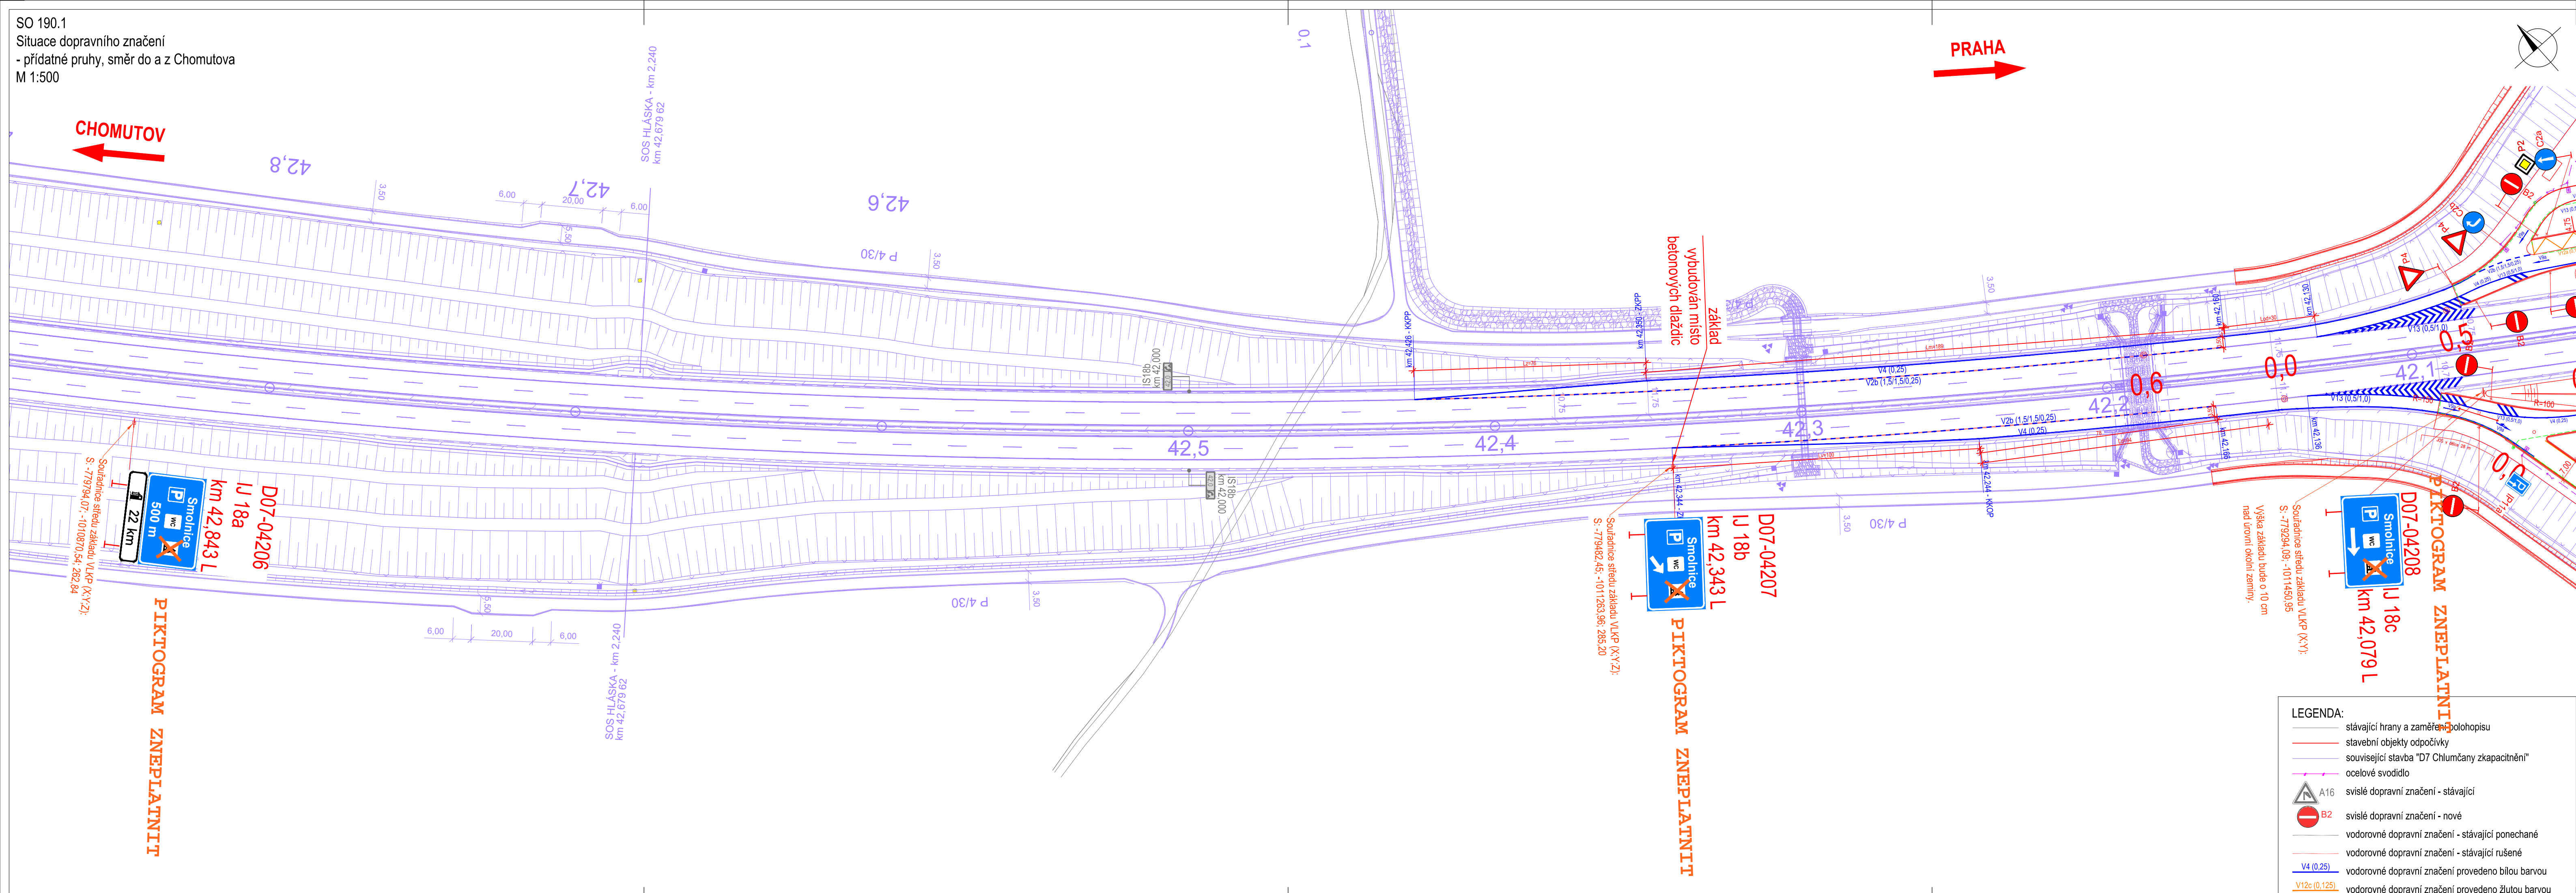

LEGENDA:

- stávající hrany a zaměření plochopisu
- stavební objekty odpočívky
- související stavba "D7 Chlumčany zkapacitnění"
- ocelové svodidlo
- A16 svislé dopravní značení - stávající
- B2 svislé dopravní značení - nové
- vodorovné dopravní značení - stávající ponechané
- vodorovné dopravní značení - stávající rušené
- V4 (0,25) vodorovné dopravní značení provedeno bílou barvou
- V12c (0,125) vodorovné dopravní značení provedeno žlutou barvou

Číslo změny	Text změny - odůvodnění	Datum	Podpis
a			
b			
c			

Název stavby:	D7 ODPOČÍVKA SMOLNICE KM 42 P+L	Číslo objektu:	SO 190.1
Objednatel stavby:	 ŘEDITELSTVÍ SILNIC A DÁLNIC ŘEDITELSTVÍ SILNIC A DÁLNIC s. p. Čerčanská 2023/12, 140 00, Praha 4 - Krč Stavbu zajišťuje Správa Chomutov Kochova 3975, 430 01, Chomutov	Razítko:	
Technický dozor stavby:	 SAFETY PRO SAFETY PRO S.R.O. Přerovská 434/60, 779 00, Olomouc	Kontroloval:	
Zhotovitel stavby:	 VHS VODOHOSPODÁŘSKÉ STAVBY, SPOLEČNOST S RUČENÍM OMEZENÝM Křížkova 2363, 415 01, Teplice	Datum:	
Koordinátor RDS:	 AFRY AFRY CZ s.r.o. Magistrů 1275/13, 140 00, Praha 4	Podpis:	

SOUŘADNICOVÝ S-JTSK, VÝŠKOVÝ SYSTÉM BpV

OBJEDNATEL:	 ŘEDITELSTVÍ SILNIC A DÁLNIC ŘEDITELSTVÍ SILNIC A DÁLNIC s.p. ČERČANSKÁ 2023/12 140 00 PRAHA 4 - KRČ	ZHOTOVITEL:	 AFRY AFRY CZ s.r.o. MAGISTRŮ 1275/13 140 00 PRAHA 4 tel.: +420 277 005 500 www.afry.com/cs-cz
HLAVNÍ INŽENÝR PROJEKTU:	ING. JAKUB VYHNÁLEK	ZODPOVĚDNÝ PROJEKTANT:	ING. MARTIN PAVLŮ
PROJEKTANT:	ING. MARTIN PAVLŮ	KONTROLA:	ING. JIŘÍ LÁVIC
NÁZEV PROJEKTU:	D7 ODPOČÍVKA SMOLNICE KM 42 P+L		
STAVEBNÍ OBJEKT:	SO 190.1 SVISLÉ A VODOROVNÉ DOPRAVNÍ ZNAČENÍ		
PŘÍLOHA:	SITUACE DZ - PŘÍDATNÉ PRUHY, SMĚR OD A DO CHOMUTOVA		
KRAJ:	ÚSTECKÝ KRAJ	ČÁST:	D.1.1.6
DATUM:	04/2026	PŘÍLOHA Č.:	2.5
STUPEŇ:	RDS	ČÍSLO PARE:	
MĚŘÍTKO:	1:1000		
Č. ZAKÁZKY:	533000263		