

Souřadnice středu základu VLKP (X;Y)  
 S: -779057,66; -1011609,11  
 Výška základu bude n 10 cm

Příloha k č. j. MD-14962/2026-940/7 ze dne 28. 4. 2026, část 2 (situace)

Číslo změny	Text změny - odůvodnění	Datum	Podpis
a			
b			
c			

Název stavby: <b>D7 ODPOČÍVKA SMOLNICE KM 42 P+L</b>	Číslo objektu: <b>SO 190.1</b>
Objednatel stavby: <b>ŘEDITELSTVÍ SILNIC A DÁLNIC</b>	ŘEDITELSTVÍ SILNIC A DÁLNIC s. p. Čerčanská 2023/12, 140 00, Praha 4 - Krč Stavbu zajišťuje Správa Chomutov Kochova 3975, 430 01, Chomutov
Technický dozor stavby: <b>SAFETY PRO</b>	SAFETY PRO S.R.O. Přerovská 434/60, 779 00, Olomouc
Zhotovitel stavby: <b>VHS</b>	VODOHOSPODÁŘSKÉ STAVBY, SPOLEČNOST S RUČENÍM OMEZENÝM Křižkova 2363, 415 01, Teplice
Koordinátor RDS: <b>AFRY</b>	AFRY CZ s.r.o. Magistrů 1275/13, 140 00, Praha 4


**LEGENDA:**

- stávající hrany a zaměření polohopisu
- stavební objekty odpočívky
- související stavba "D7 Chlumčany zkapačnické"
- ocelové svodidlo
- A16 svíslé dopravní značení - stávající
- B2 svíslé dopravní značení - nové
- vodorovné dopravní značení - stávající ponechané
- vodorovné dopravní značení - stávající rušené
- V4 (0,25) vodorovné dopravní značení provedeno bílou barvou
- V12c (0,125) vodorovné dopravní značení provedeno žlutou barvou

OBJEDNATEL: <b>ŘEDITELSTVÍ SILNIC A DÁLNIC</b>	ZHOTOVITEL: <b>AFRY</b>		
HLAVNÍ INŽENÝR PROJEKTU: ING. JAKUB VYHNÁLEK	ZODPOVĚDNÝ PROJEKTANT: ING. MARTIN PAVLŮ	PROJEKTANT: ING. MARTIN PAVLŮ	KONTROLA: ING. JIŘÍ LÁVIC
NÁZEV PROJEKTU: <b>D7 ODPOČÍVKA SMOLNICE KM 42 P+L</b>			
STAVEBNÍ OBJEKT: <b>SO 190.1 SVISLÉ A VODOROVNÉ DOPRAVNÍ ZNAČENÍ</b>			
PŘÍLOHA: <b>SITUACE DOPRAVNÍHO ZNAČENÍ - ODPOČÍVKA</b>			
KRAJ: ÚSTECKÝ KRAJ	ČÁST: <b>D.1.1.6</b>	PŘÍLOHA Č.: <b>2.1</b>	ČÍSLO PARE: 2.1
DATUM: 04/2026	RDS	MĚŘÍTKO: 1:500	Č. ZAKÁZKY: 533000263


SO 190.1

Situace dopravního značení  
- 1. návěst před odpočívkou, směr od Prahy  
M 1:500

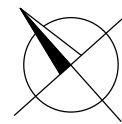

**CHOMUTOV**

**PRAHA**

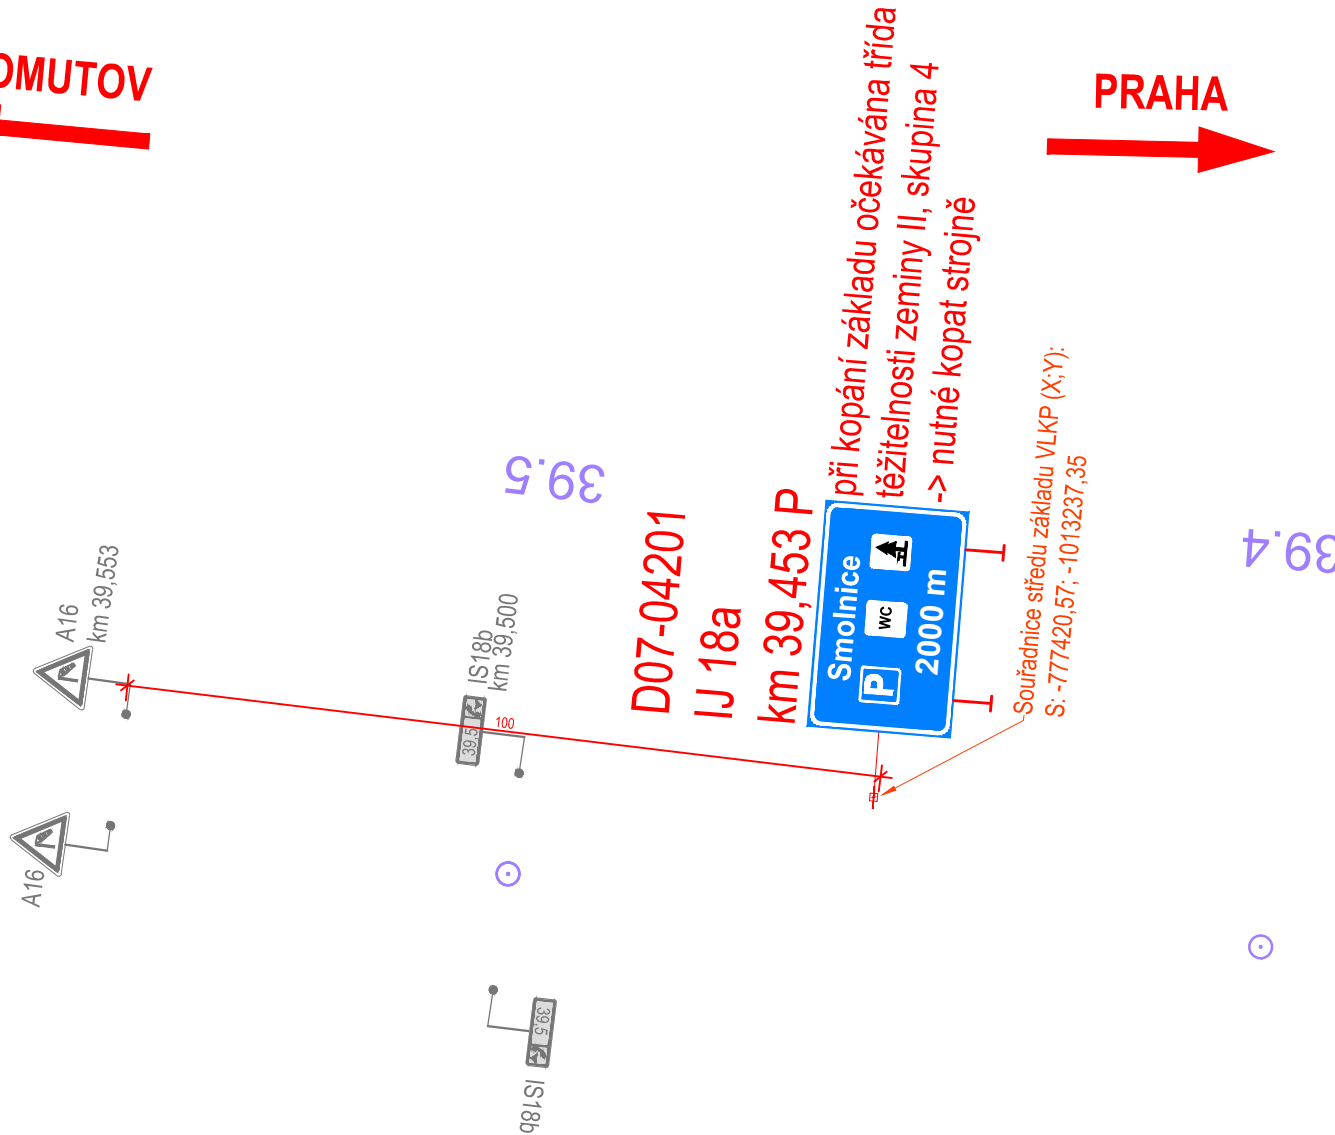

**LEGENDA:**

Podkladová fotomapa: ©TopGis s.r.o.

- stávající hrany a zaměření polohopisu
- stavební objekty odpočívky
- související stavba "D7 Chlumčany zkapacitnění"
- ocelové svodidlo
- A16 svislé dopravní značení - stávající
- B2 svislé dopravní značení - nové
- vodorovné dopravní značení - stávající ponechané
- vodorovné dopravní značení - stávající rušené
- V4 (0,25) vodorovné dopravní značení provedeno bílou barvou
- V12c (0,125) vodorovné dopravní značení provedeno žlutou barvou

Číslo změny	Text změny - odůvodnění	Datum	Podpis
a			
b			
c			

Název stavby: <b>D7 ODPOČÍVKA SMOLNICE KM 42 P+L</b>	Číslo objektu: <b>SO 190.1</b>
---	-----------------------------------

Objednatel stavby: <b>ŘEDITELSTVÍ SILNIC A DÁLNIC</b> Čerčanská 2023/12, 140 00, Praha 4 - Krč Stavbu zajišťuje Správa Chomutov Kochova 3975, 430 01, Chomutov	Razítko:  Kontroloval: Datum: Podpis:
--	--

Technický dozor stavby: <b>SAFETY PRO</b> Přerovská 434/60, 779 00, Olomouc	Razítko:  Kontroloval: Datum: Podpis:
---	--

Zhotovitel stavby: <b>VHS</b> VODOHOSPODÁŘSKÉ STAVBY, SPOLEČNOST S RUČENÍM OMEZENÝM Křížkova 2363, 415 01, Teplice	Razítko:  Kontroloval: Datum: Podpis:
--	--

Koordinátor RDS: <b>AFRY</b> Magistrů 1275/13, 140 00, Praha 4	Razítko:  Kontroloval: Datum: Podpis:
--	--

SOUŘADNICOVÝ S-JTSK, VÝŠKOVÝ SYSTÉM Bpv

OBJEDNATEL: <b>ŘEDITELSTVÍ SILNIC A DÁLNIC s.p.</b> ČERČANSKÁ 2023/12 140 00 PRAHA 4 - KRČ	ZHOTOVITEL: <b>AFRY CZ s.r.o.</b> MAGISTRŮ 1275/13 140 00 PRAHA 4 tel.: +420 277 005 500 www.afry.com/cs-cz
---	--

HLAVNÍ INŽENÝR PROJEKTU: ING. JAKUB VYHNÁLEK	ZODPOVĚDNÝ PROJEKTANT: ING. MARTIN PAVLŮ	PROJEKTANT: ING. MARTIN PAVLŮ	KONTROLA: ING. JIŘÍ LÁVIC
---	---	----------------------------------	------------------------------


NÁZEV PROJEKTU: <b>D7 ODPOČÍVKA SMOLNICE KM 42 P+L</b>
---

STAVEBNÍ OBJEKT: <b>SO 190.1 SVISLÉ A VODOROVNÉ DOPRAVNÍ ZNAČENÍ</b>
---

PŘÍLOHA: <b>SITUACE DZ - 1. NÁVĚST PŘED ODPOČÍVKOU, SMĚR OD PRAHY</b>
--

KRAJ: ÚSTECKÝ KRAJ	ČÁST: <b>D.1.1.6</b>	PŘÍLOHA Č.: <b>2.2</b>	ČÍSLO PARE:
DATUM: 04/2026			
STUPEŇ: RDS			
MĚŘÍTKO: 1:1000			
Č. ZAKÁZKY: 533000263			

SO 190.1  
 Situace dopravního značení  
 - přídatné pruhy, směr do a z Prahy  
 M 1:500

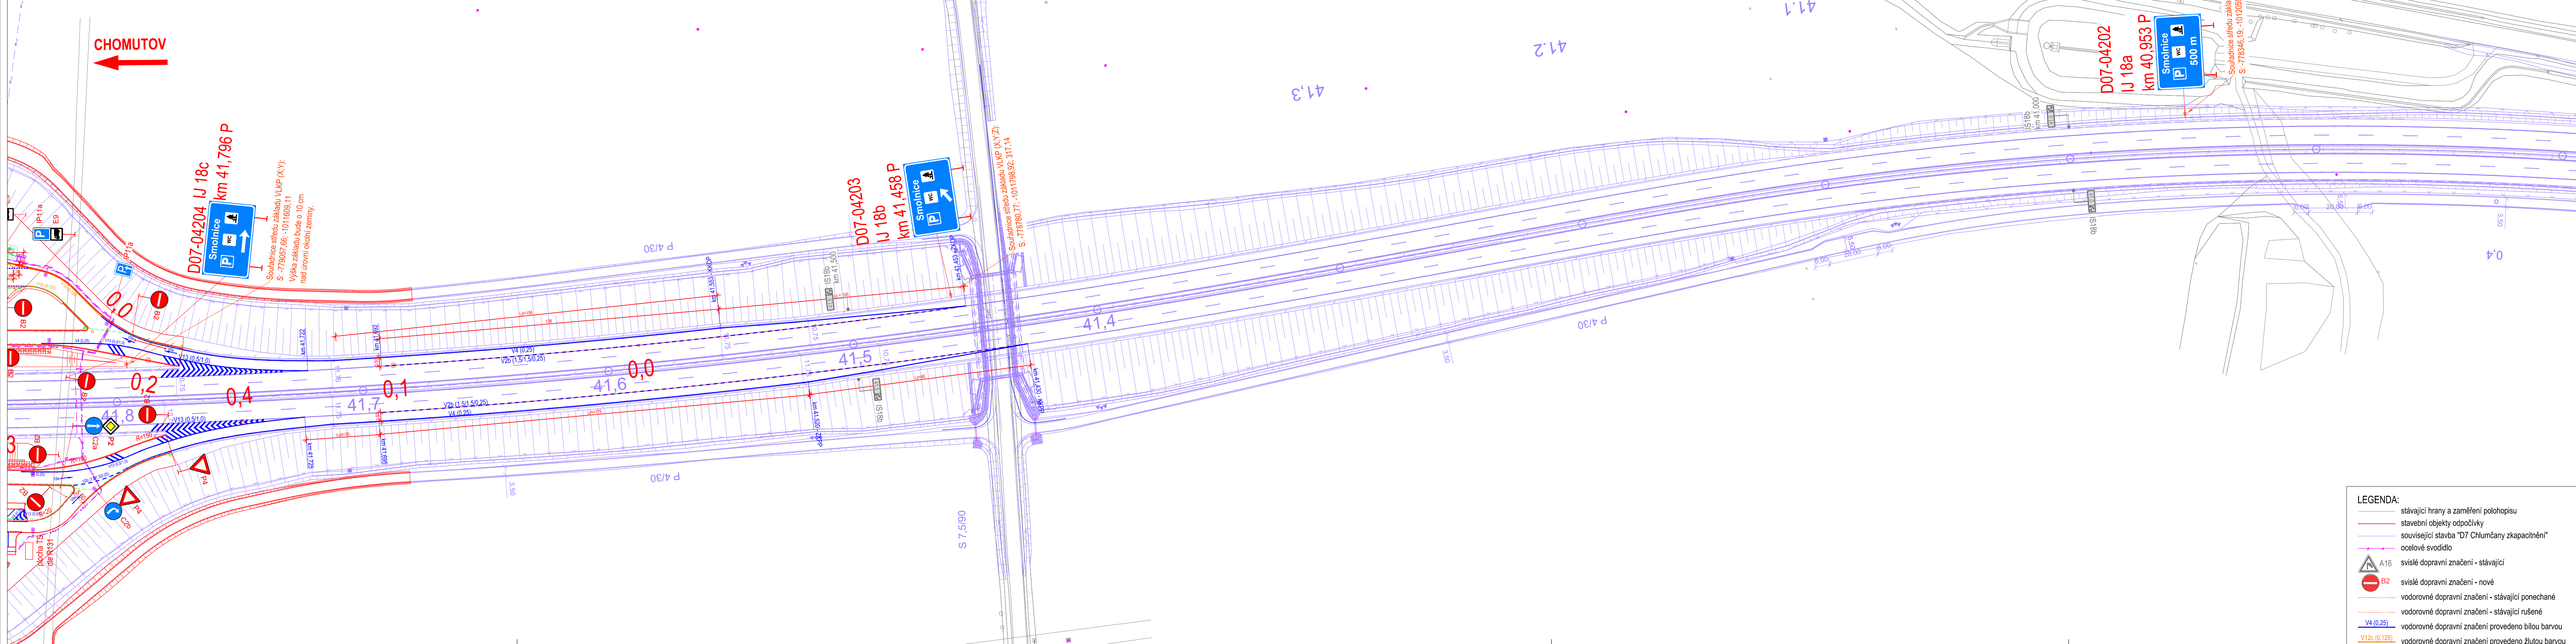

**LEGENDA:**

- stávající hrany a zaměření polohopisu
- stavební objekty odpočívky
- související stavba "D7 Chlumčany zkapacitnění"
- ocelové svodidlo
- A16 svislé dopravní značení - stávající
- B2 svislé dopravní značení - nové
- vodorovné dopravní značení - stávající ponechané
- vodorovné dopravní značení - stávající rušené
- V4 (0,25) vodorovné dopravní značení provedeno bílou barvou
- V12c (0,125) vodorovné dopravní značení provedeno žlutou barvou

Číslo změny	Text změny - odůvodnění	Datum	Podpis
a			
b			
c			

Název stavby: <b>D7 ODPOČÍVKA SMOLNICE KM 42 P+L</b>	Číslo objektu: <b>SO 190.1</b>
---	-----------------------------------

Objednatel stavby: <b>ŘEDITELSTVÍ SILNIC A DÁLNIC s. p.</b> Čerčanská 2023/12, 140 00, Praha 4 - Krč Stavbu zajišťuje Správa Chomutov Kochova 3975, 430 01, Chomutov	Razítko:  Kontroloval: Datum: Podpis:
--	---

Technický dozor stavby: <b>SAFETY PRO S.R.O.</b> Přerovská 434/60, 779 00, Olomouc	Razítko:  Kontroloval: Datum: Podpis:
--	---

Zhotovitel stavby: <b>VODOHOSPODÁŘSKÉ STAVBY, SPOLEČNOST S RUČENÍM OMEZENÝM</b> Křížkova 2363, 415 01, Teplice	Razítko:  Kontroloval: Datum: Podpis:
--	---

Koordinátor RDS: <b>AFRY CZ s.r.o.</b> Magistrů 1275/13, 140 00, Praha 4	Razítko:  Kontroloval: Datum: Podpis:
--	---


OBJEDNATEL: <b>ŘEDITELSTVÍ SILNIC A DÁLNIC s.p.</b> ČERČANSKÁ 2023/12 140 00 PRAHA 4 - KRČ	ZHOTOVITEL: <b>AFRY CZ s.r.o.</b> MAGISTRŮ 1275/13 140 00 PRAHA 4 tel.: +420 277 005 500 www.afry.com/cs-cz
---	--

HLAVNÍ INŽENÝR PROJEKTU: ING. JAKUB VYHNÁLEK	ZODPOVĚDNÝ PROJEKTANT: ING. MARTIN PAVLŮ	PROJEKTANT: ING. MARTIN PAVLŮ	KONTROLA: ING. JIŘÍ LÁVIC
---	---	----------------------------------	------------------------------

NÁZEV PROJEKTU: <b>D7 ODPOČÍVKA SMOLNICE KM 42 P+L</b>
---

STAVEBNÍ OBJEKT: <b>SO 190.1 SVISLÉ A VODOROVNÉ DOPRAVNÍ ZNAČENÍ</b>			
PŘÍLOHA: <b>SITUACE DZ - PŘÍDATNÉ PRUHY, SMĚR OD A DO PRAHY</b>			
KRAJ: ÚSTECKÝ KRAJ	ČÁST: <b>D.1.1.6</b>	PŘÍLOHA Č.: <b>2.3</b>	ČÍSLO PARE: <b>2.3</b>
DATUM: 04/2026			
STUPĚŇ: RDS			
MĚŘÍTKO: 1:1000			
Č. ZAKÁZKY: 533000263			

SO 190.1  
 Situace dopravního značení  
 - 1. návěst před odpočívkou směr od Chomutova  
 M 1:500

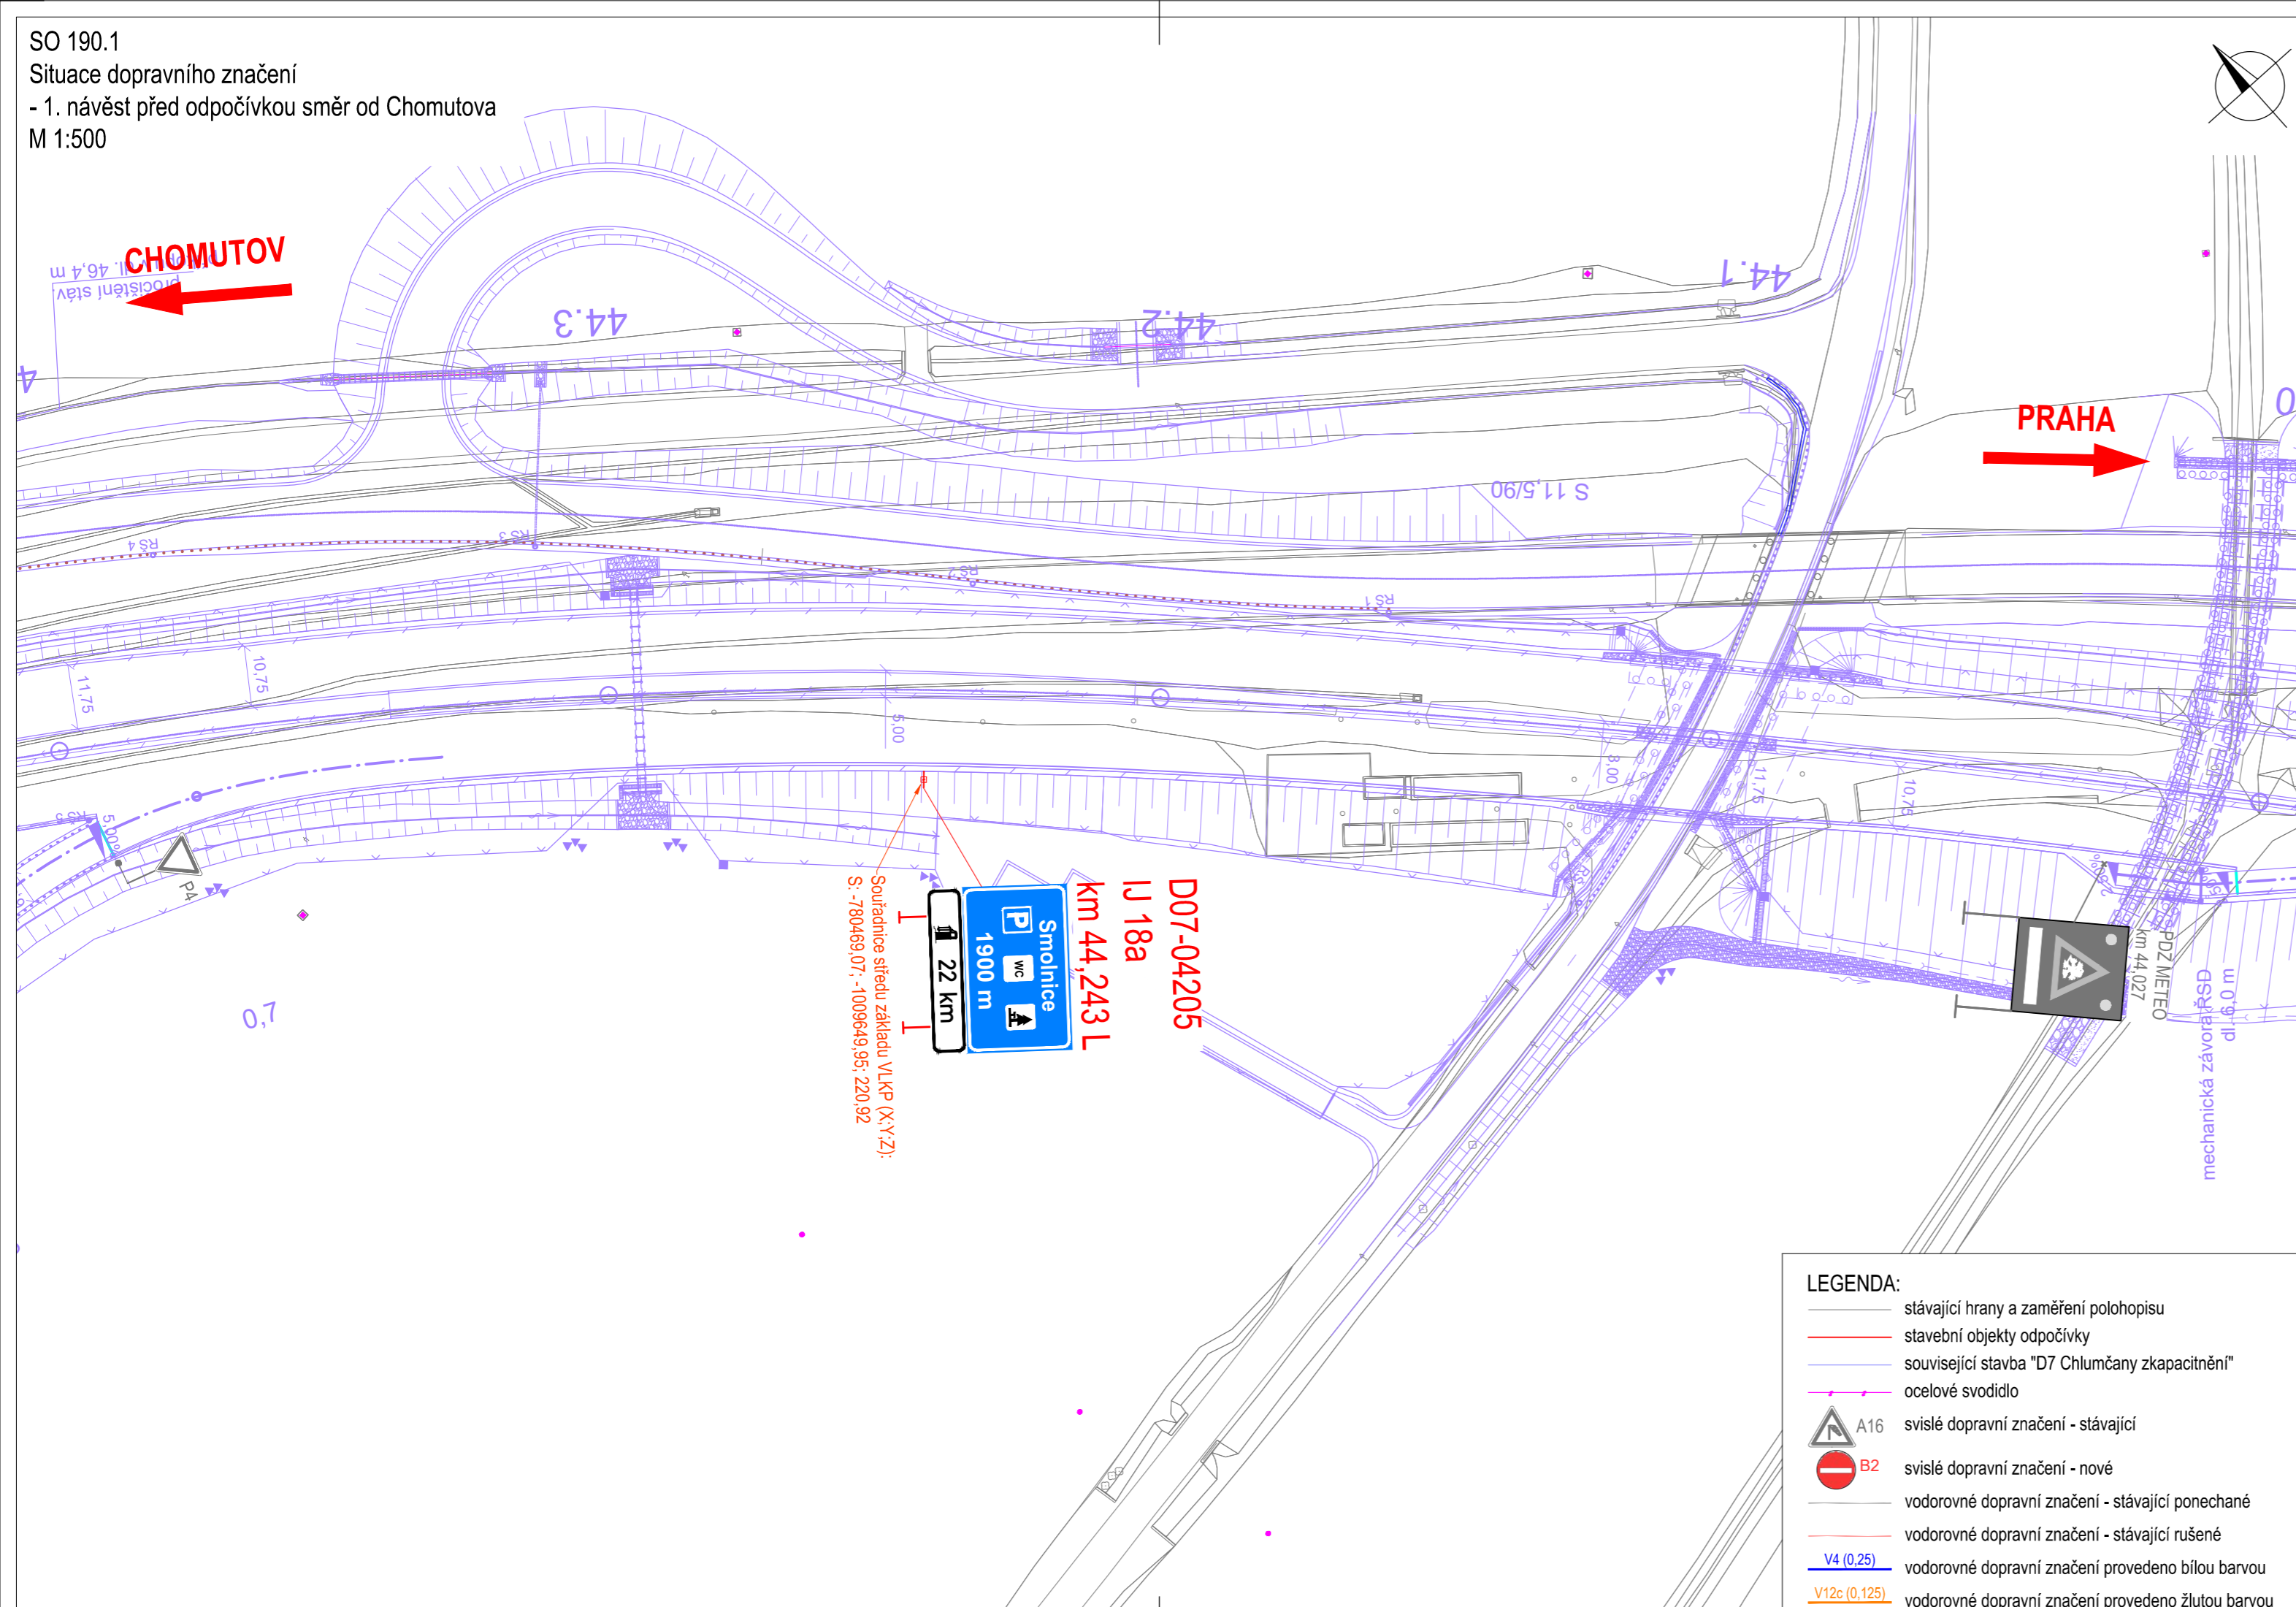

**D07-04205**  
 IJ 18a  
 km 44,243 L  
 Smolnice  
 1900 m  
 22 km  
 Souřadnice středu základu VLRP (X;Y;Z):  
 S: -780469,07; -1009649,95; 220,92

**LEGENDA:**

- stávající hrany a zaměření polohopisu
- stavební objekty odpočívky
- související stavba "D7 Chlumčany zkapacitnění"
- ocelové svodidlo
- A16 svislé dopravní značení - stávající
- B2 svislé dopravní značení - nové
- vodorovné dopravní značení - stávající ponechané
- vodorovné dopravní značení - stávající rušené
- V4 (0,25) vodorovné dopravní značení provedeno bílou barvou
- V12c (0,125) vodorovné dopravní značení provedeno žlutou barvou

Číslo změny	Text změny - odůvodnění	Datum	Podpis
a			
b			
c			

Název stavby: <b>D7 ODPOČÍVKA SMOLNICE KM 42 P+L</b>	Číslo objektu: <b>SO 190.1</b>
---	-----------------------------------

Objednatel stavby: <b>ŘEDITELSTVÍ SILNIC A DÁLNIC</b> ŘEDITELSTVÍ SILNIC A DÁLNIC s. p. Čerčanská 2023/12, 140 00, Praha 4 - Krč Stavbu zajišťuje Správa Chomutov Kochova 3975, 430 01, Chomutov	Razítko:  Kontroloval: Datum: Podpis:
---	--

Technický dozor stavby: <b>SAFETY PRO</b> SAFETY PRO S.R.O. Přerovská 434/60, 779 00, Olomouc	Razítko:  Kontroloval: Datum: Podpis:
--	--

Zhotovitel stavby: <b>VHS</b> VODOHOSPODÁŘSKÉ STAVBY, SPOLEČNOST S RUČENÍM OMEZENÝM Křižíkova 2363, 415 01, Teplice	Razítko:  Kontroloval: Datum: Podpis:
---	--

Koordinátor RDS: <b>AFRY</b> AFRY CZ s.r.o. Magistrů 1275/13, 140 00, Praha 4	Razítko:  Kontroloval: Datum: Podpis:
--	--

SOUŘADNICOVÝ S-JTSK, VÝŠKOVÝ SYSTÉM BpV


OBJEDNATEL: <b>ŘEDITELSTVÍ SILNIC A DÁLNIC s.p.</b> ČERČANSKÁ 2023/12 140 00 PRAHA 4 - KRČ	ZHOTOVITEL: <b>AFRY</b> AFRY CZ s.r.o. MAGISTRŮ 1275/13 140 00 PRAHA 4 tel.: +420 277 005 500 www.afry.com/cs-cz
---	--

HLAVNÍ INŽENÝR PROJEKTU:	ZODPOVĚDNÝ PROJEKTANT:	PROJEKTANT:	KONTROLA:
ING. JAKUB VYHNÁLEK	ING. MARTIN PAVLŮ	ING. MARTIN PAVLŮ	ING. JIŘÍ LÁVIC

NÁZEV PROJEKTU: <b>D7 ODPOČÍVKA SMOLNICE KM 42 P+L</b>				
STAVEBNÍ OBJEKT:	SO 190.1 SVISLÉ A VODOROVNÉ DOPRAVNÍ ZNAČENÍ			
PŘÍLOHA:	SITUACE DZ - 1. NÁVĚST PŘED ODPOČÍVKOU, SMĚR OD CHOMUTOVA			
KRAJ:	ÚSTECKÝ KRAJ	ČÁST:	PŘÍLOHA Č.:	ČÍSLO PARE:
DATUM:	04/2026	D.1.1.6	2.4	
STUPEŇ:	RDS			
MĚŘÍTKO:	1:1000			
Č. ZAKÁZKY:	533000263			

SO 190.1

Situace dopravního značení  
- přídatné pruhy, směr do a z Chomutova  
M 1:500

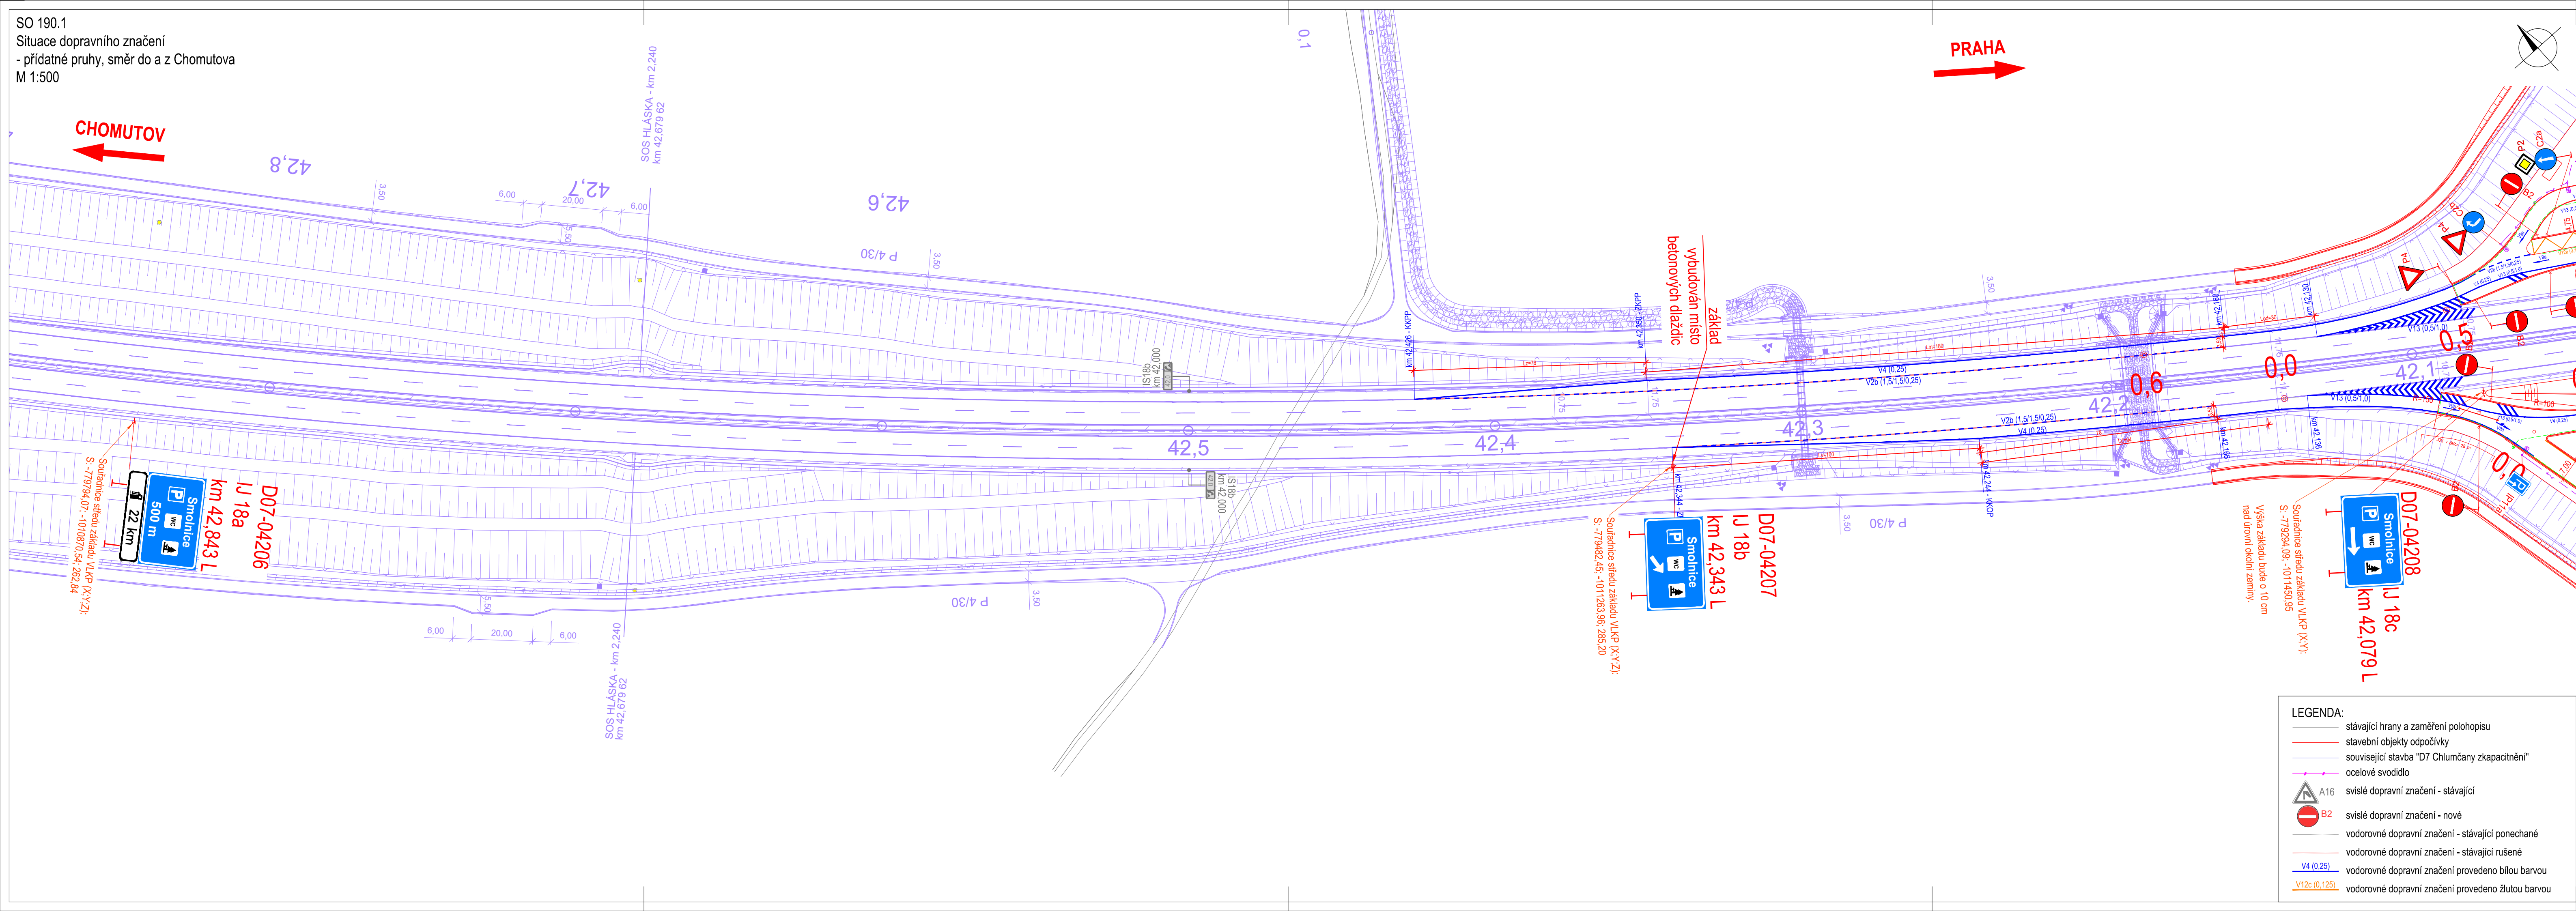

**LEGENDA:**

- stávající hrany a zaměření polohopisu
- stavební objekty odpočívky
- související stavba "D7 Chlumčany zkapacitnění"
- ocelové svodidlo
- A16 svislé dopravní značení - stávající
- B2 svislé dopravní značení - nové
- vodorovné dopravní značení - stávající ponechané
- vodorovné dopravní značení - stávající rušené
- V4 (0.25) vodorovné dopravní značení provedeno bílou barvou
- V12c (0.125) vodorovné dopravní značení provedeno žlutou barvou

Číslo změny	Text změny - odůvodnění	Datum	Podpis
a			
b			
c			

Název stavby: <b>D7 ODPOČÍVKA SMOLNICE KM 42 P+L</b>	Číslo objektu: <b>SO 190.1</b>
---	-----------------------------------

Objednatel stavby: <b>ŘEDITELSTVÍ SILNIC A DÁLNIC</b>	ŘEDITELSTVÍ SILNIC A DÁLNIC s. p. Čerčanská 2023/12, 140 00, Praha 4 - Krč Stavbu zajišťuje Správa Chomutov Kochova 3975, 430 01, Chomutov	Razítko:  Kontroloval: Datum: Podpis:
--	---	--

Technický dozor stavby: <b>SAFETY PRO</b>	SAFETY PRO S.R.O. Přerovská 434/60, 779 00, Olomouc	Razítko:  Kontroloval: Datum: Podpis:
--	--	--

Zhotovitel stavby: <b>VHS</b>	VODOHOSPODÁŘSKÉ STAVBY, SPOLEČNOST S RUČENÍM OMEZENÝM Křížkova 2363, 415 01, Teplice	Razítko:  Kontroloval: Datum: Podpis:
----------------------------------	--	--

Koordinátor RDS: <b>AFRY</b>	AFRY CZ s.r.o. Magistrů 1275/13, 140 00, Praha 4	Razítko:  Kontroloval: Datum: Podpis:
---------------------------------	---	--

SOUŘADNICOVÝ S-JTSK, VÝŠKOVÝ SYSTÉM BpV

OBJEDNATEL: <b>ŘEDITELSTVÍ SILNIC A DÁLNIC</b>	ŘEDITELSTVÍ SILNIC A DÁLNIC s.p. ČERČANSKÁ 2023/12 140 00 PRAHA 4 - KRČ	ZHOTOVITEL: <b>AFRY</b>	AFRY CZ s.r.o. MAGISTRŮ 1275/13 140 00 PRAHA 4 tel.: +420 277 005 500 www.afry.com/cs-cz
HLAVNÍ INŽENÝR PROJEKTU: ING. JAKUB VYHNÁLEK	ZODPOVĚDNÝ PROJEKTANT: ING. MARTIN PAVLŮ	PROJEKTANT: ING. MARTIN PAVLŮ	KONTROLA: ING. JIŘÍ LÁVIC
NÁZEV PROJEKTU: <b>D7 ODPOČÍVKA SMOLNICE KM 42 P+L</b>			
STAVEBNÍ OBJEKT:	SO 190.1 SVISLÉ A VODOROVNÉ DOPRAVNÍ ZNAČENÍ		
PŘÍLOHA:	SITUACE DZ - PŘÍDATNÉ PRUHY, SMĚR OD A DO CHOMUTOVA		
KRAJ:	ÚSTECKÝ KRAJ	ČÁST:	PŘÍLOHA Č.: <b>D.1.1.6 2.5</b>
DATUM:	04/2026	ČÍSLO PARE:	
STUPEŇ:	RDS		
MĚŘÍTKO:	1:1000		
Č. ZAKÁZKY:	533000263		